






Zbrojenie fundamentu
zasuwy nożowej przed pompą
- przepompownia główna

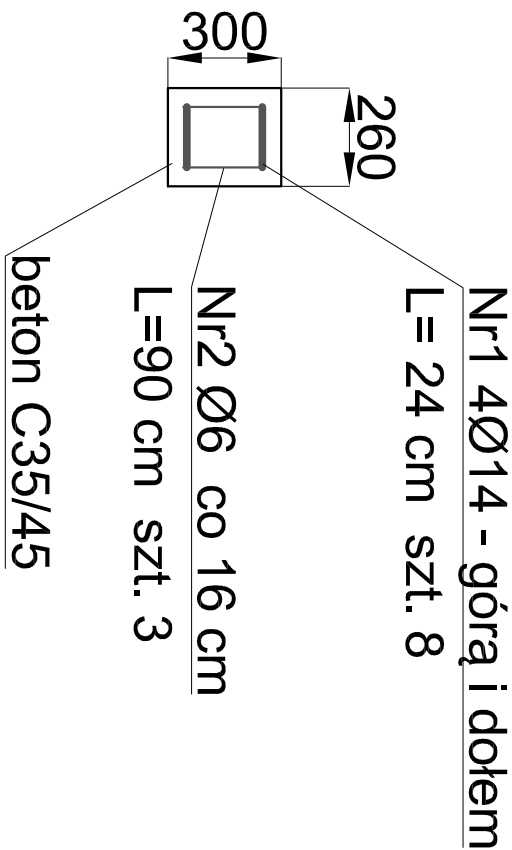


Zbrojenie fundamentu
pompy
- przepompownia główna

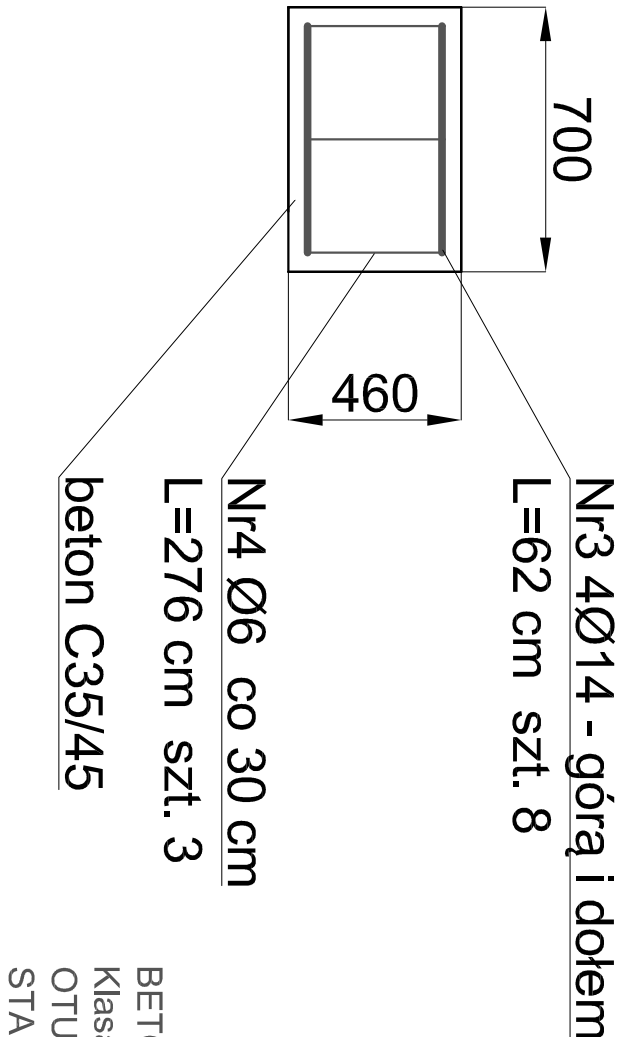

Zbrojenie fundamentu
kolana stopowego
- przepompownia główna

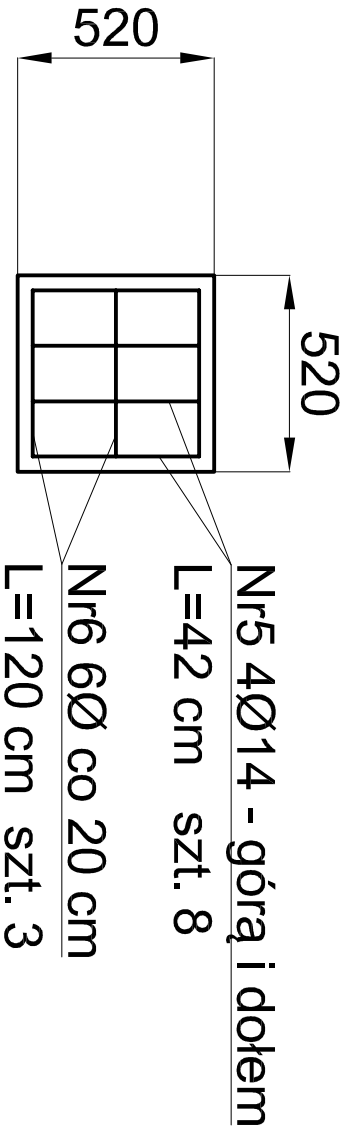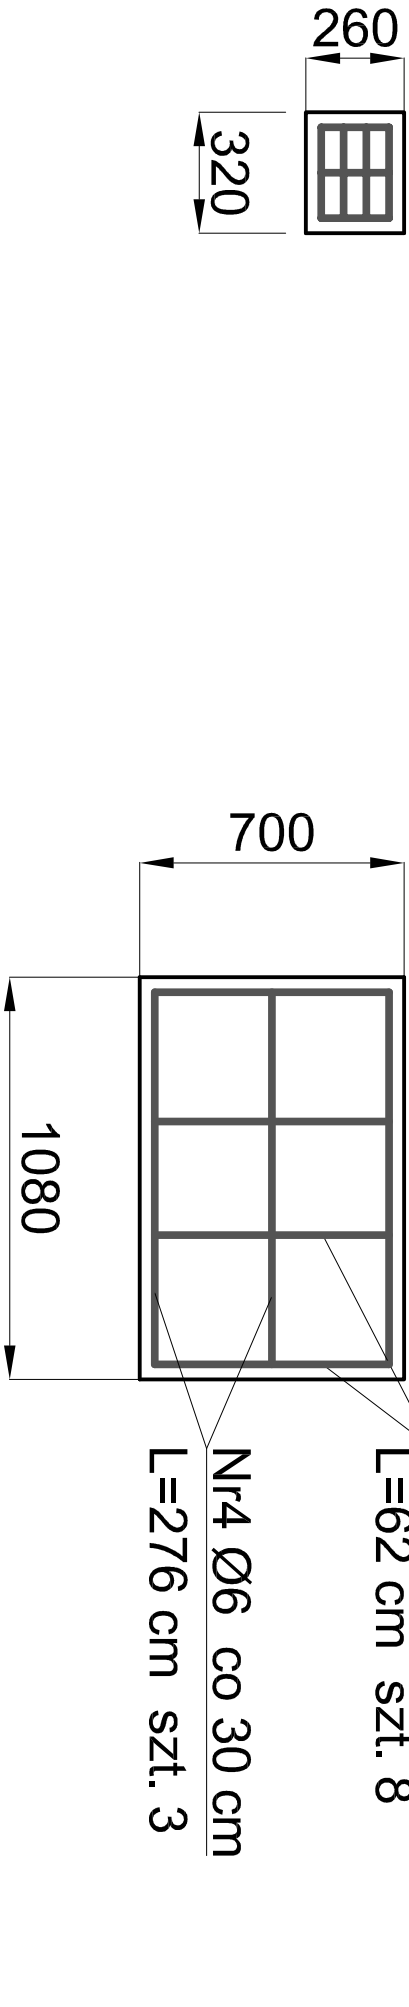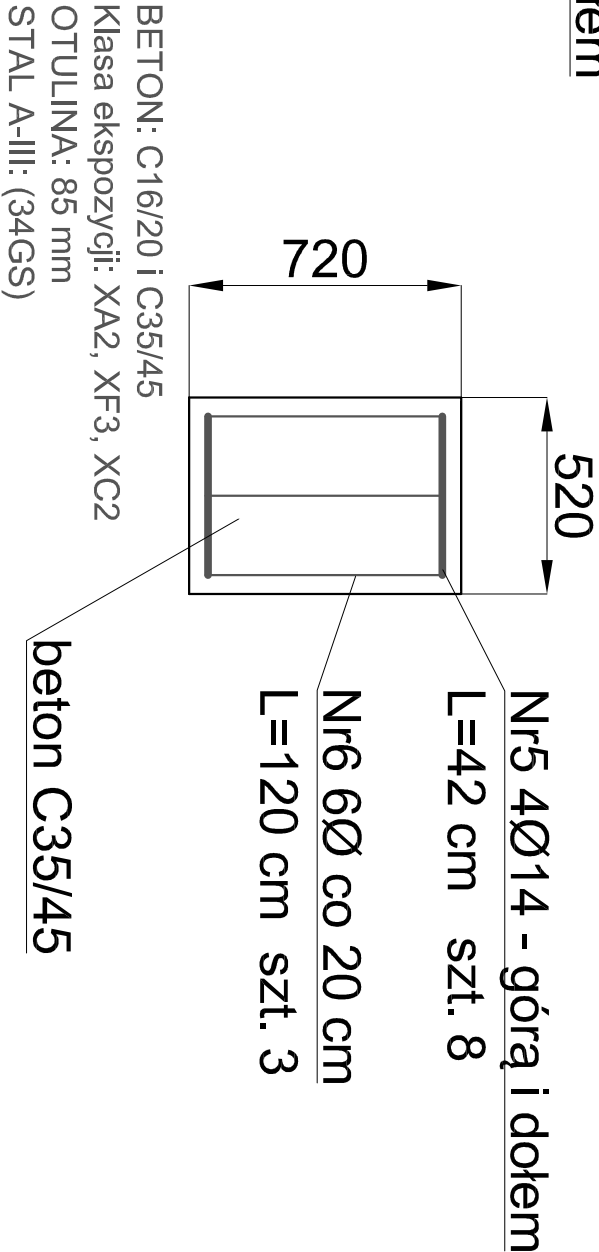

 INNTech s.c. K. Kowalewski, D.Kowalewska, G. Kowalewski 14-100 Ostróda, ul. Cicha 23			
Obiekt	Przebudowa Przepompowni Głównej Ścieków w Giżycku		
Adres	11-500 Giżycko, ul. Jezioła - dz. nr: 334 i 529 - obręb nr 1 Giżycko		
Inwestor	Przedsiębiorstwo Wodociągów i Kanalizacji Spółka z o.o. w Giżycku 11-500 Giżycko, ul. Obwodowa 6	Rys. nr K-PW-1.0	
Tytuł	Zbrojenie fundamentów zasuwy nożowej, pompy oraz kolana stopowego - PG	Skala: 1:20	
Projektant br. konstrukcyjna	mgr inż. Andrzej Konopka	Nr upr. 294/86/OL	
Sprawił br. konstrukcyjna	mgr inż. Tomasz Opaliński	Nr upr. WAM/0068/PWOK/10	