


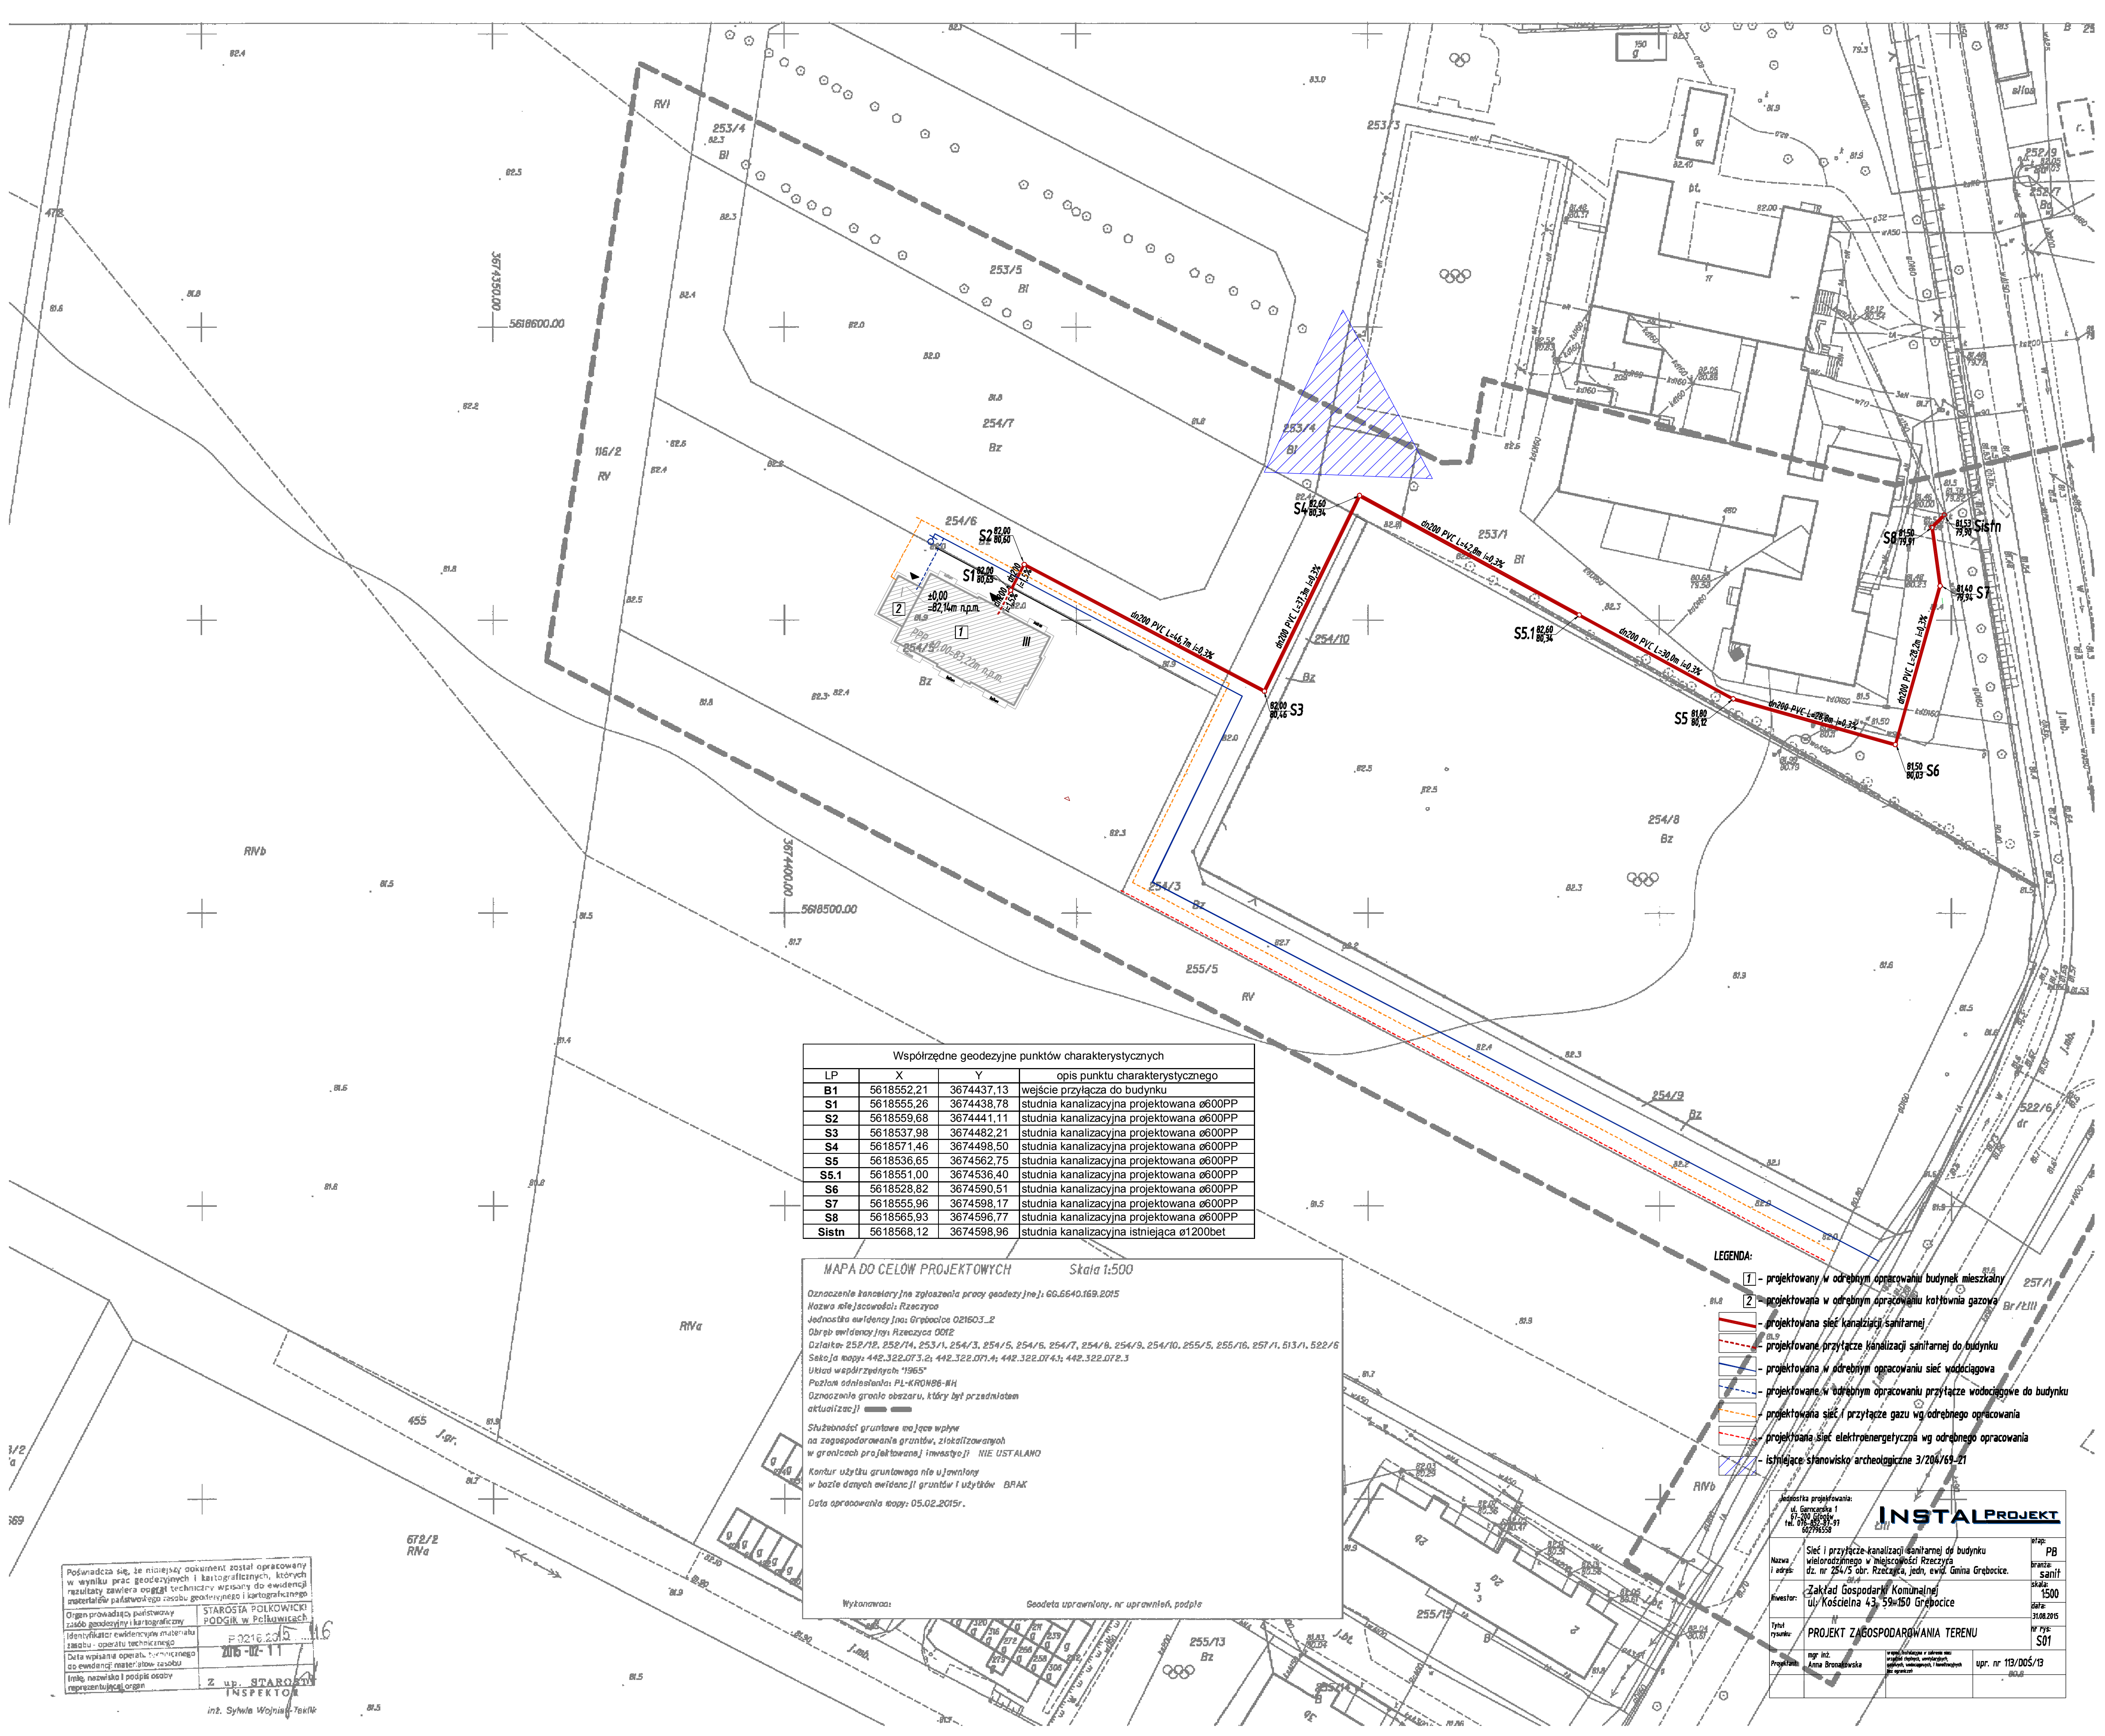

Współrzędne geodezyjne punktów charakterystycznych			
LP	X	Y	opis punktu charakterystycznego
B1	5618552,21	3674437,13	wejście przyłącza do budynku
S1	5618555,26	3674438,78	studnia kanalizacyjna projektowana ø600PP
S2	5618559,68	3674441,11	studnia kanalizacyjna projektowana ø600PP
S3	5618537,98	3674482,21	studnia kanalizacyjna projektowana ø600PP
S4	5618571,46	3674498,50	studnia kanalizacyjna projektowana ø600PP
S5	5618536,65	3674562,75	studnia kanalizacyjna projektowana ø600PP
S5.1	5618551,00	3674536,40	studnia kanalizacyjna projektowana ø600PP
S6	5618528,82	3674590,51	studnia kanalizacyjna projektowana ø600PP
S7	5618555,96	3674598,17	studnia kanalizacyjna projektowana ø600PP
S8	5618565,93	3674596,77	studnia kanalizacyjna projektowana ø600PP
S1stn	5618568,12	3674598,96	studnia kanalizacyjna istniejąca ø1200bet

MAPA DO CELÓW PROJEKTOWYCH

Skala 1:500

Oznaczenie charakterystyczne zgłoszenia pracy geodezyjnej: 66.6640.169.2015
Nazwa miejscowości: Rzeszyca
Jednostka ewidencyjna: Gromada 021603_2
Obręb ewidencyjny: Rzeszyca 0012
Działki: 252/12, 252/14, 253/1, 254/3, 254/5, 254/6, 254/7, 254/8, 254/9, 254/10, 255/5, 255/16, 257/1, 513/1, 522/6
Sekoja mapy: 442.322.073.2; 442.322.074.1; 442.322.074.1; 442.322.074.2
Układ współrzędnych: 1965
Pozycja odniesienia: PL-KRON86-WH
Oznaczenie granic obszaru, który był przedmiotem aktualizacji: ————
Służebność gruntowa mająca wpływ na zagospodarowanie gruntów, zlokalizowanych w granicach projektowanej inwestycji: NIE USTALANO
Kontur użytku gruntowego nie ujętym w bazie danych ewidencyjnych gruntów: BRAK
Data opracowania mapy: 05.02.2015r.

Wykonawca: Geodeta uprawniony, nr uprawnień, podpis

- LEGENDA:
- 1 - projektowany w odrębnym opracowaniu budynek mieszkalny
 - 2 - projektowana w odrębnym opracowaniu kotłownia gazowa
 - projektowana sieć kanalizacji sanitarnej
 - projektowane przyłącze kanalizacji sanitarnej do budynku
 - projektowana w odrębnym opracowaniu sieć wodociągowa
 - projektowane w odrębnym opracowaniu przyłącze wodociągowe do budynku
 - projektowana sieć i przyłącze gazu wg odrębnego opracowania
 - projektowana sieć elektroenergetyczna wg odrębnego opracowania
 - istniejące stanowisko archeologiczne 3/204/69-21

Powinno się, że niniejszy dokument został opracowany w wyniku prac geodezyjnych i kartograficznych, których rezultaty zawiera ogólny techniczny wpisany do ewidencji materiałów państwowych z zakresu geodezyjnego i kartograficznego.

Organ prowadzący państwowy urząd geodezyjny i kartograficzny: STAROSTA POLKOWICKI
Identyfikator ewidencyjny materiału zabudowy - operatu technicznego: P-0216.2015-116
Data wpisania operatu technicznego do ewidencji materiałów zabudowy: 2016-02-11
Imię, nazwisko i podpis osoby reprezentującej organ: Z up. STAROSTA INSPEKTOR

Jednostka projektowania:
ul. Garmowska 1
67-100 Siedlce
tel. 071 861 93 91
607 796 558

INSTALPROJEKT
LTD

etap: PB
Nazwa i adres: Sieć i przyłącze kanalizacji sanitarnej do budynku wielorodzinnego w miejscowości Rzeszyca dz. nr 254/5 obr. Rzeszyca, jedn. ewid. Gmina Grebocice. branża: sanit
Inwestor: Zakład Gospodarki Komunalnej ul. Kościelna 43, 59-150 Grebocice skala: 1500
Tytuł rysunku: PROJEKT ZAGOSPODAROWANIA TERENU data: 31.08.2015
Projektant: mgr inż. Anna Bronawska nr rys: S01
upr. nr 113/005/13