


świadczą się zgodność niniejszej kopii z treścią materiału w/w zasobu geodezyjnego i kartograficznego	
główny zarządcy zasobu	STAROSTA POŁKOWICKI PODGŁÓK w Połkowicach
tytuł ewidencyjny zasobu	mapa zasadnicza P.0216.2016
data wykonania kopii	20-07-2016
podpis i pieczęć osoby wykonującej	mgr Katarzyna Cygan

Mapa zasadnicza
Sekcje mapy: 442.321.161.2; 442.321.162.1; 442.321.114.3; 442.321.113.4

SKALA 1:500

Układ wsp. płaskich:65 strefa 4, układ odn.:Kronsztadt 86

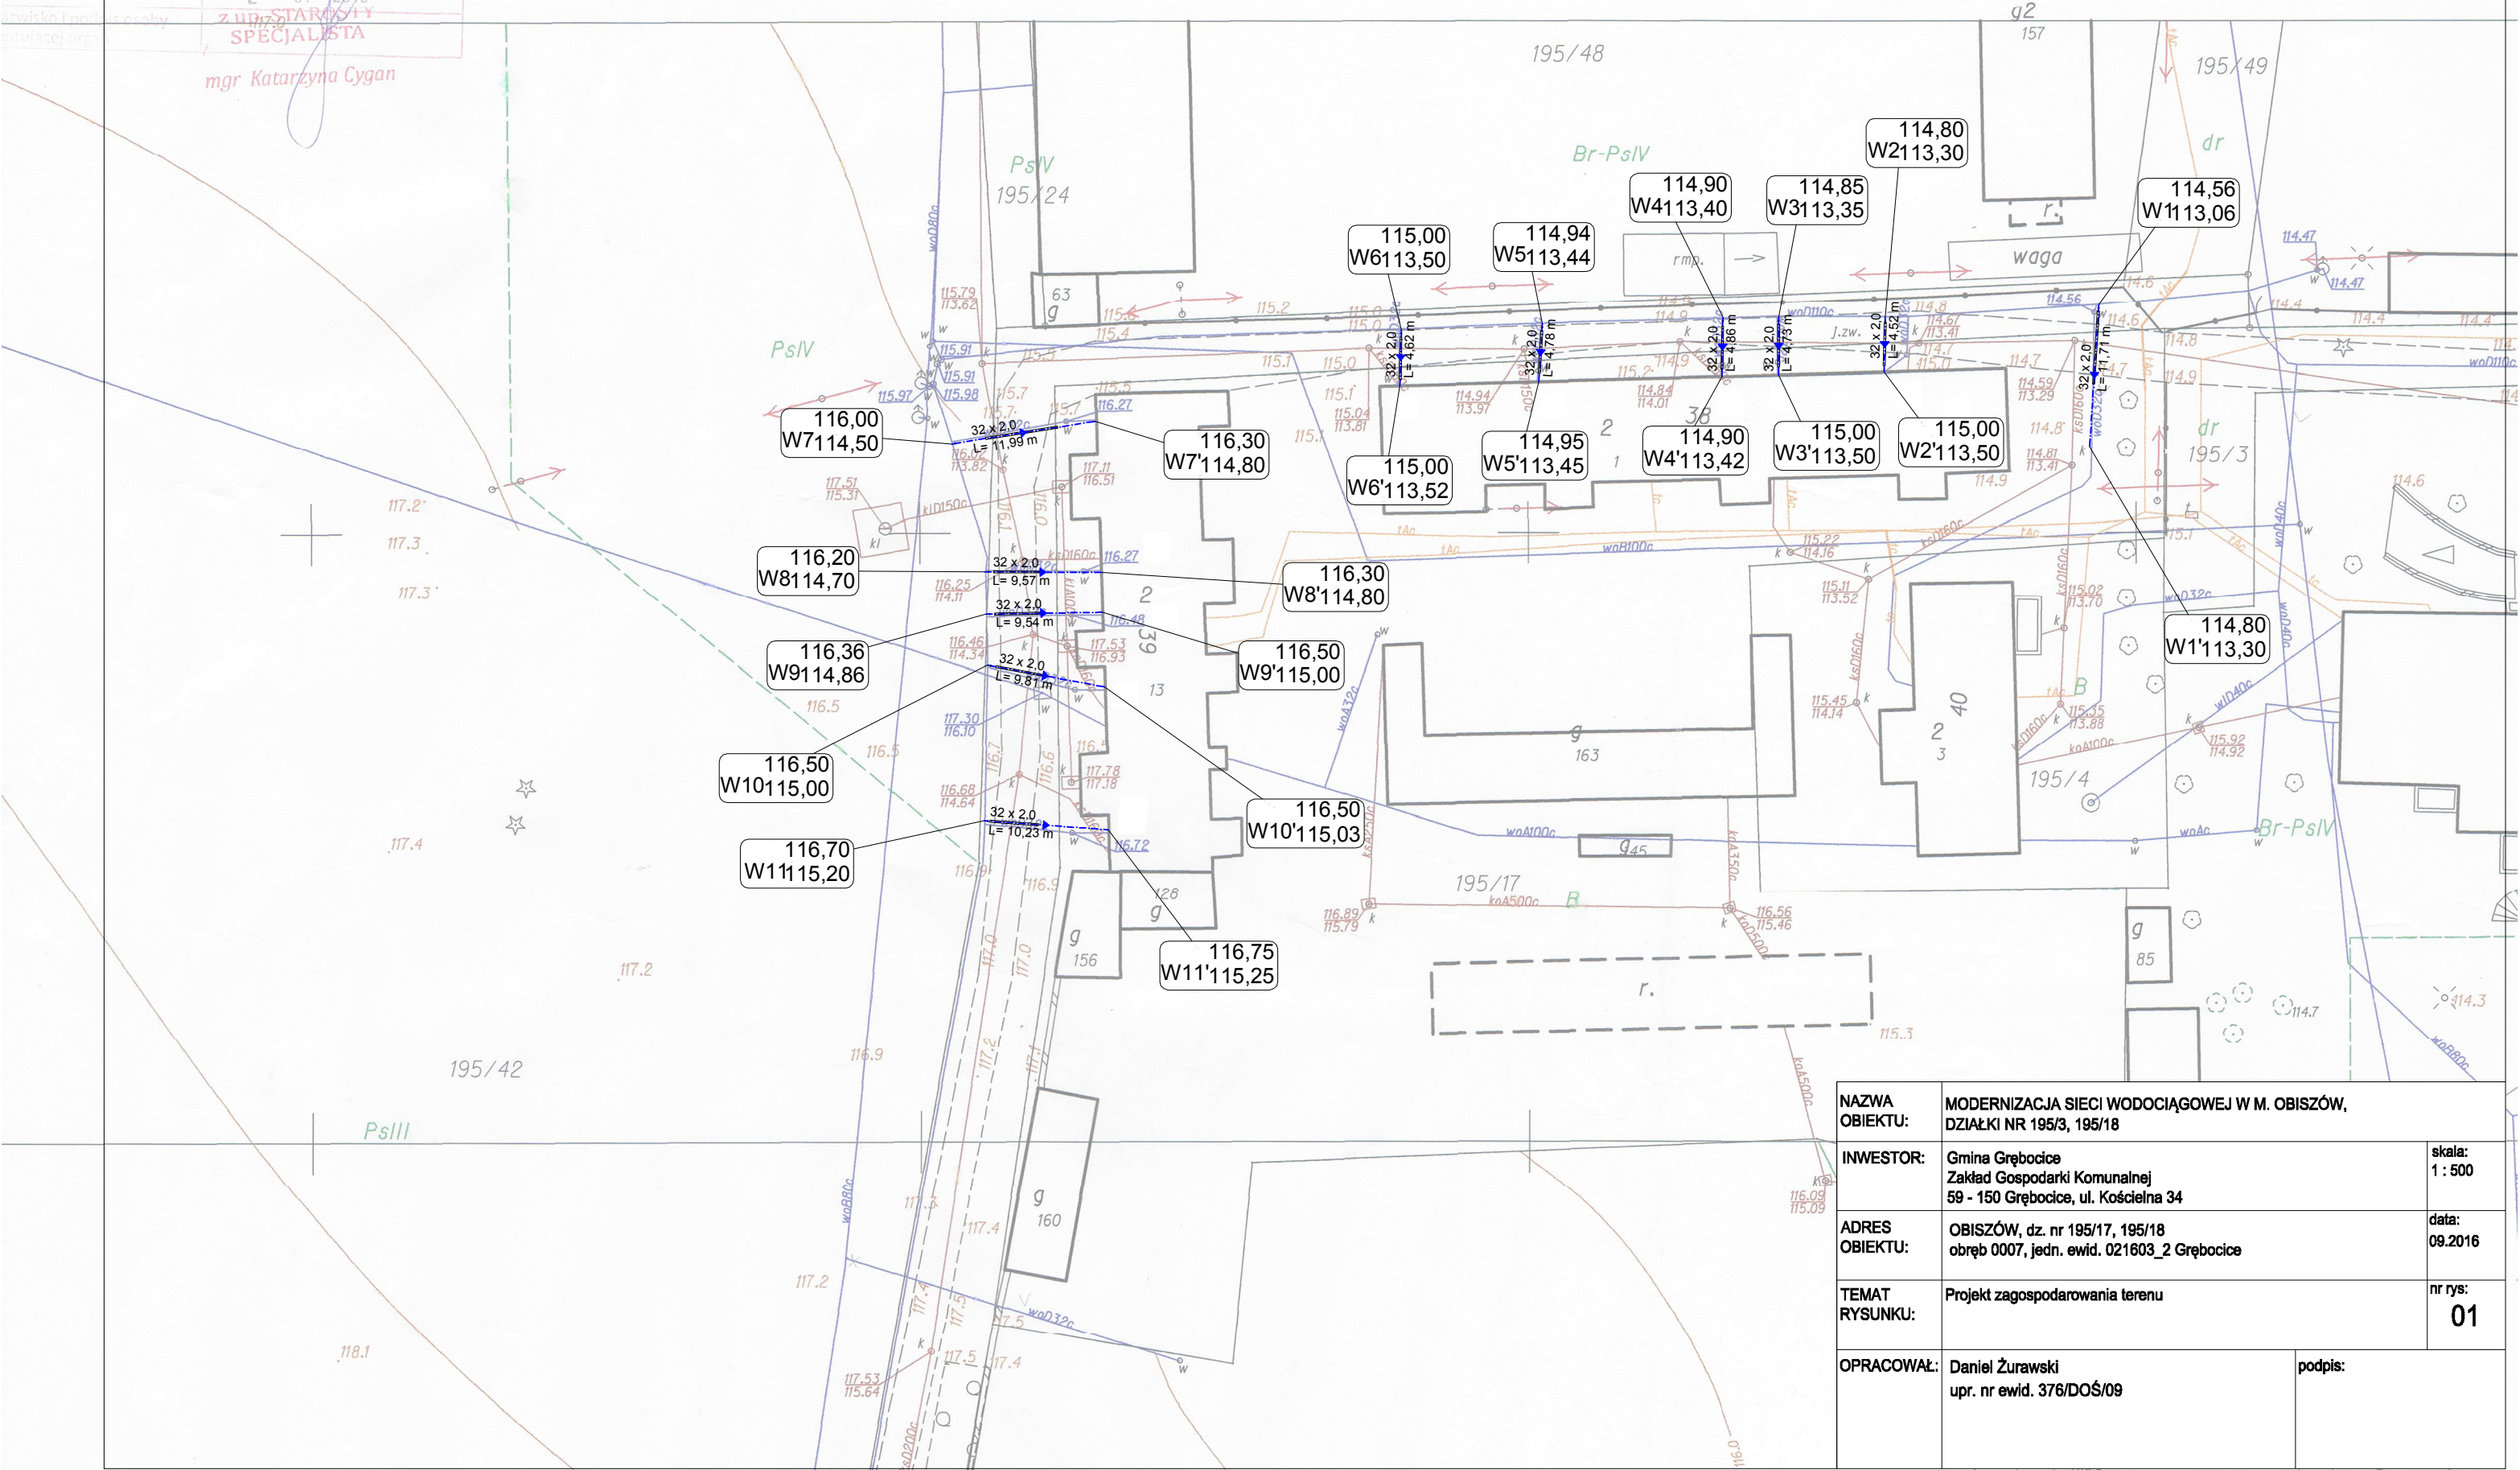

NAZWA OBIEKTU:	MODERNIZACJA SIECI WODOCIĄGOWEJ W M. OBISZÓW, DZIAŁKI NR 195/3, 195/18	
INWESTOR:	Gmina Grębocice Zakład Gospodarki Komunalnej 59 - 150 Grębocice, ul. Kościelna 34	skala: 1 : 500
ADRES OBIEKTU:	OBISZÓW, dz. nr 195/17, 195/18 obręb 0007, jedn. ewid. 021603_2 Grębocice	data: 09.2016
TEMAT RYSUNKU:	Projekt zagospodarowania terenu	nr rys: 01
OPRACOWAŁ:	Daniel Żurawski upr. nr ewid. 376/DOŚ/09	podpis: