


Mapa zasadnicza
Sekcje mapy: 5.159.31.09.1.2; 5.159.31.09.2.1; 5.159.31.04.4.3; 5.159.31.04.3.4

SKALA 1:500

Układ odniesienia: PL-ETRF89, układ wsp. płaskich: PL-2000 strefa 5 (15°), układ wys.: PL-KRON86-NH

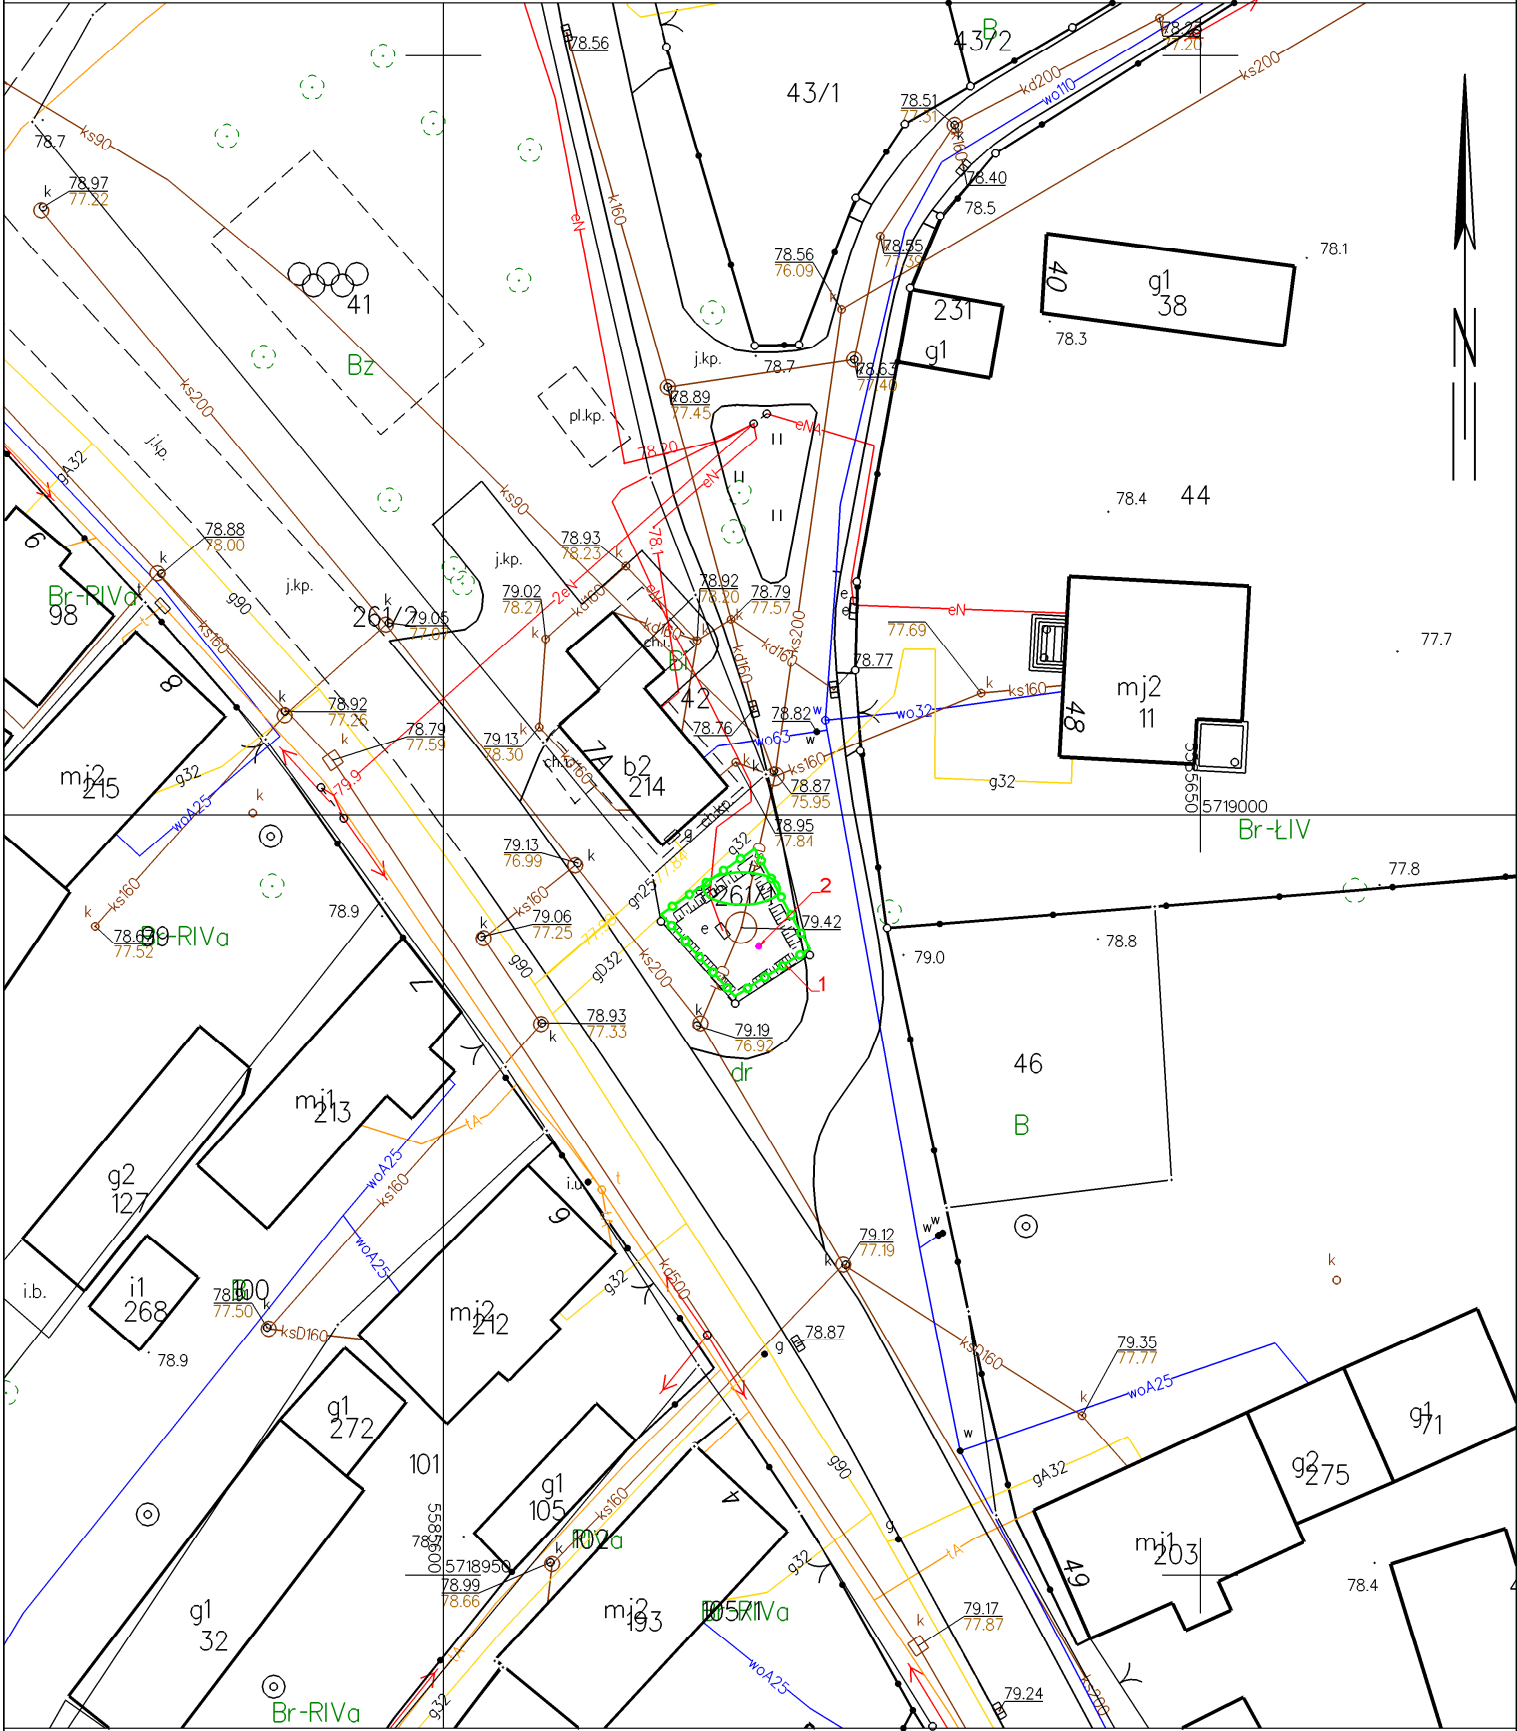

OZNACZENIA

- 1.ISTN. OGRODZENIE SYSTEMOWE NA PODMURÓWCE PREFABRYKOWANEJ
- 2.PROJ. LAMPA OŚWIETLENIOWA LED NA WYSIĘGNIKU

Usługi Inżynieryjne "KRAKEN" Marek Kałamajka
ul. Wioślarska 7, 67-200 Głogów

Nazwa obiektu:	Modernizacja pompowni ścieków w miejscowości Szymocin	Data:
Adres obiektu:	dz. nr 261/1 jedn. ewid. 021603_2 gm. Grębocice obręb 0014 Szymocin	30 września 2020 r.
Tytuł rysunku:	Projekt zagospodarowania terenu	Skala:
Inwestor:	Zakład Gospodarki Komunalnej w Grębocicach ul. Kościelna 34, 59-150 Grębocice	1 : 500
Opracował br. sanit.:	Daniel Żurawski	Podpis:
Opracował br. drogowy:	Marek Kałamajka	Podpis:
		Rysunek nr S01