


Organ prowadzący państwowy zasób geodezyjny i kartograficzny	STAROSTA POLKOWICKI
Nazwa materiału zasobu	mapa zasadnicza
Identyfikator ewidencyjny materiału zasobu	P.0216.2013.1347
Data wykonania kopii	2020.09.24
Imię, nazwisko i podpis osoby reprezentującej organ	Dorota Baryluk

zasadnicza
py: 5.159.31.08.3.3
ALA 1:500

okład: PL-2000 strefa 5 (15°), układ wys.: PL-KRON86-NH

Dokument został podpisany elektronicznie

Polkowice dn. 24.09.2020
Sporządził(a) wydruk: Dorota Baryluk

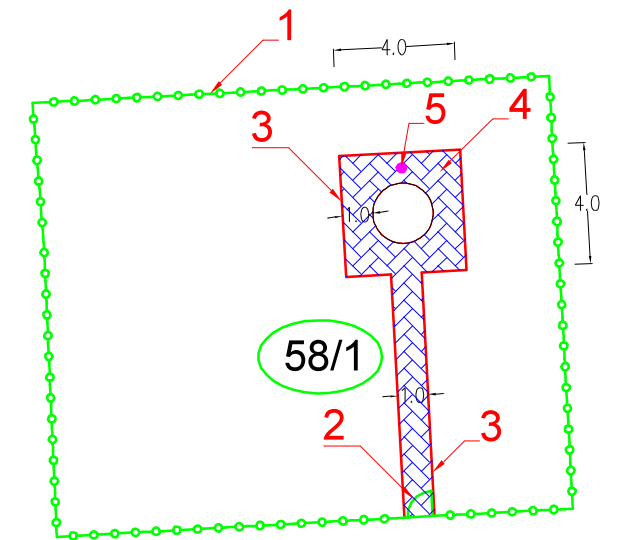

1. OGRODZENIE SYSTEMOWE NA PODMURÓWCE PREFABRYKOWANEJ
2. FURTKA STALOWA PANELOWA SZER. 1,2m
3. OBRZEŻE BETONOWE 30x8cm
4. KOSTKA BETONOWA BRUKOWA 8cm
5. LAMPA OŚWIETLENIOWA LED NA WYSIĘGNIKU

Usługi Inżynieryjne "KRAKEN" Marek Kałamajka
ul. Wioślarska 7, 67-200 Głogów

Nazwa obiektu:	Modernizacja pompowni ścieków w miejscowości Retków		Data: 30 września 2020 r.
Adres obiektu:	dz. nr 58/1 jedn. ewid. 021603_2 gm. Grebocice obrob. 0011 Retków		
Tytuł rysunku:	Projekt zagospodarowania terenu		Skala: 1 : 500
Inwestor:	Zakład Gospodarki Komunalnej w Grebolicach ul. Kościelna 34, 59-150 Grebocice		
Opracował br. sanit.:	Daniel Żurawski	Podpis:	Rysunek nr S01
Opracował br. drogowy:	Marek Kałamajka	Podpis:	