


RZUT PIWNIC 1:100

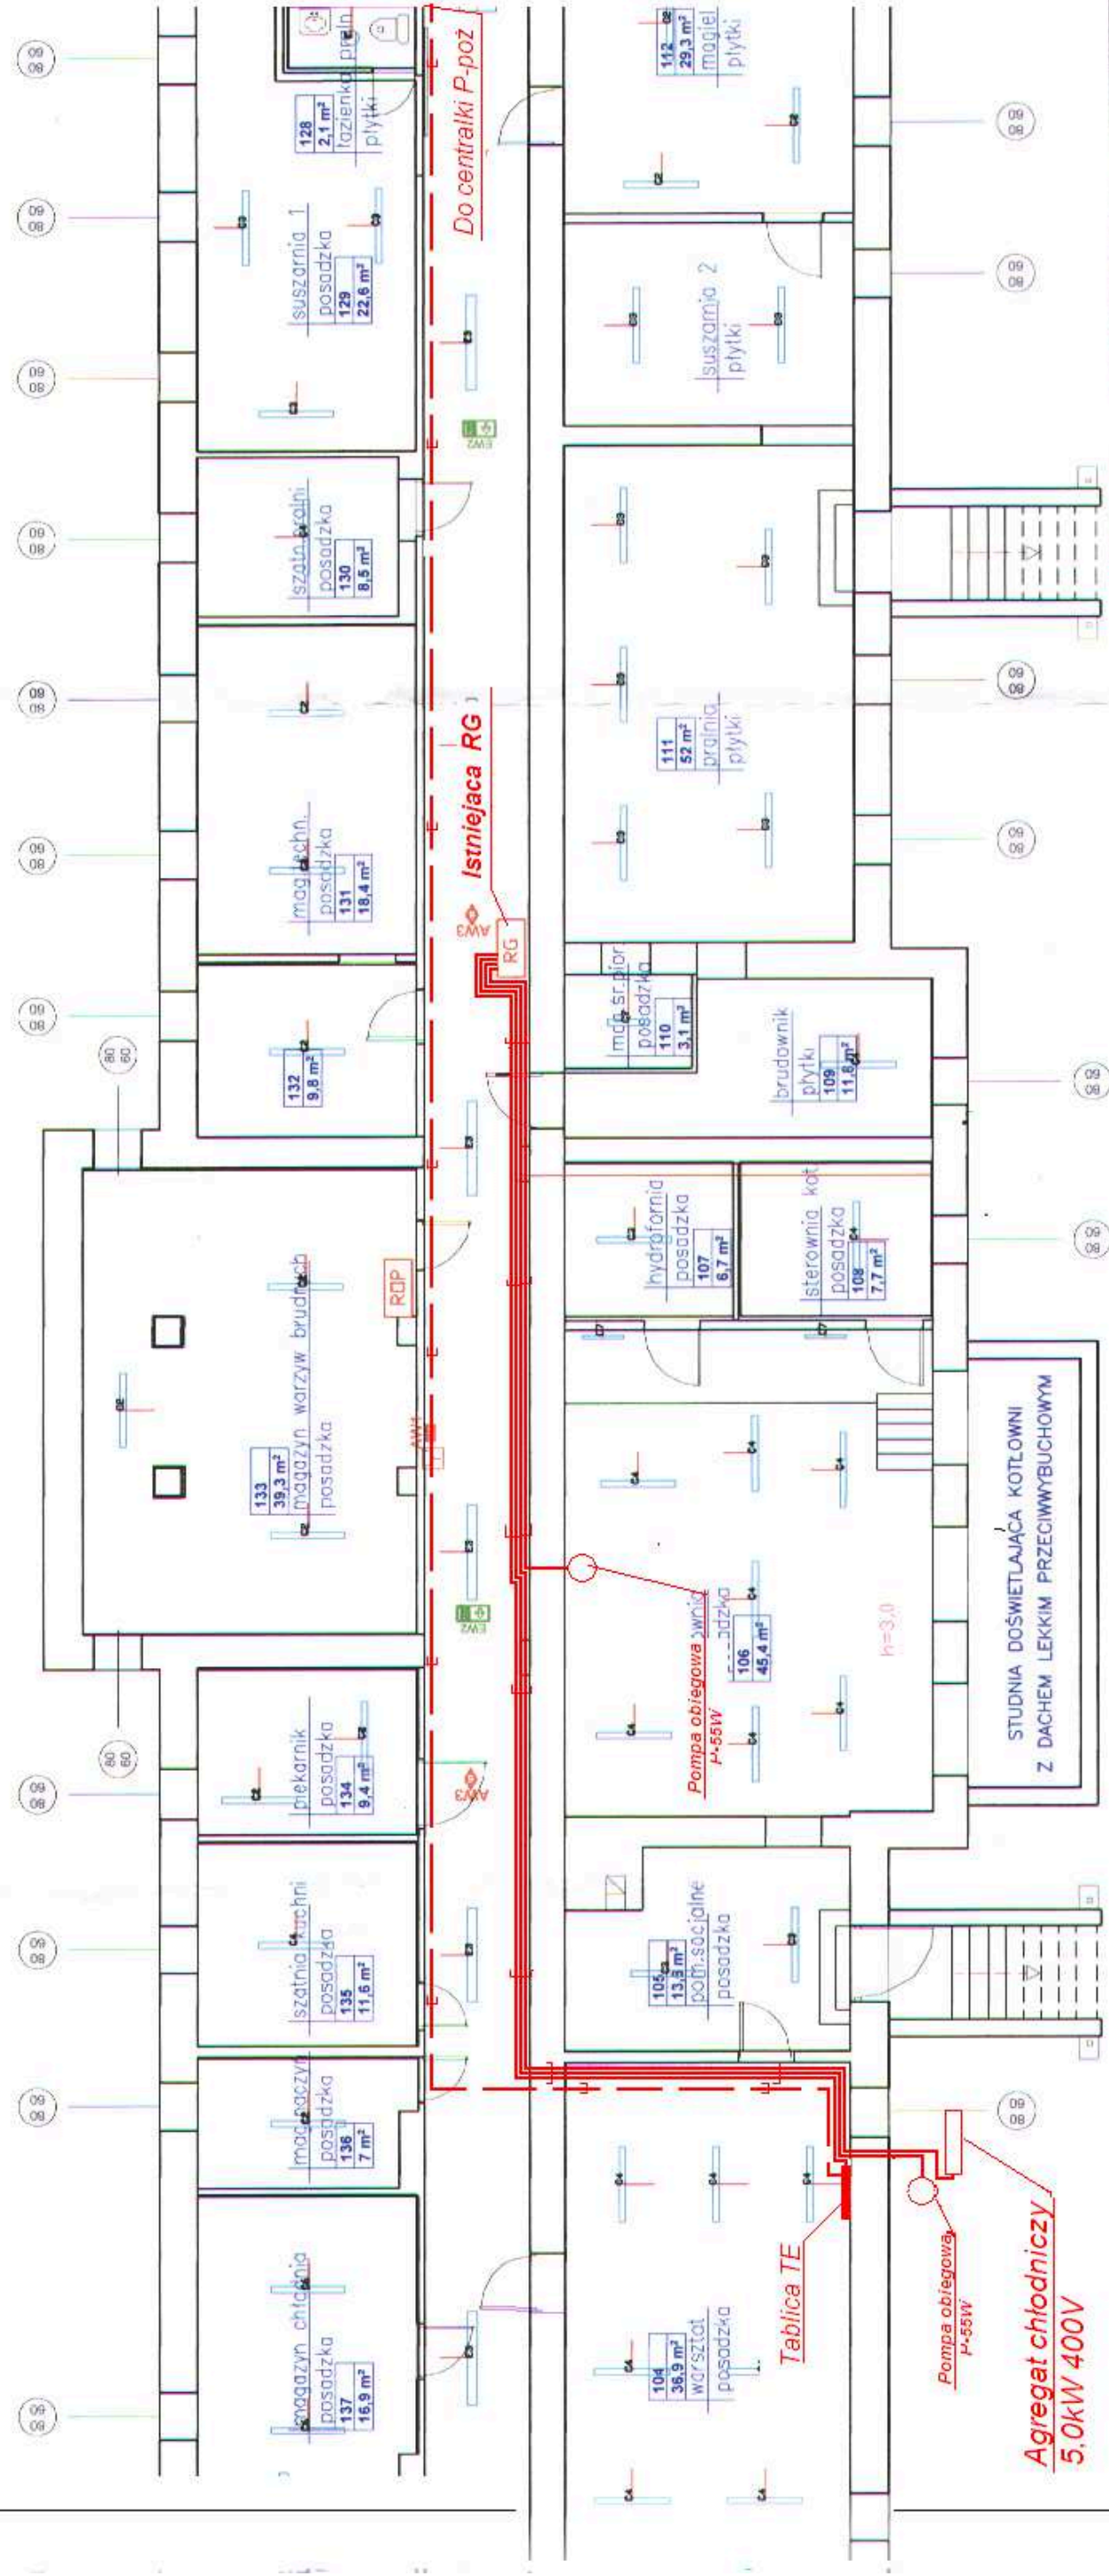

UWAGA: Przy realizacji projektu wymiany opraw oświetleniowych w pomieszczeniu warsztatu należy uwzględnić urządzenia wentylacyjne.

Przewody YDYp układane w korytkach.
Przewód PH90 HDGS 3x1mm²

OBIEKT:	Budowa instalacji wentylacji mechanicznej nawiewno-wywiewnej pomieszczeń kuchni zlokalizowanych na parterze budynku DPS w Krasnymstawie przy ul. Kułtowej 1 22-300 Krasnystaw, dz. Nr 32/4, obr. 0005-1, ujednol. Kolonia Jedn. ewid. 06/0601_1-Krasnystaw			RYS. 2
TEMAT:	Wentylacja mechaniczna nawiewno-wywiewnia			
TYTUŁ RYS.:	Rzut planu-Instalacja ciepła technologicznego			Skala 1:50
INWESTOR:	POWIAT KRASNYSTAWSKI ul. Sobieskiego 3 22-300 Krasnystaw			
PROJEKTOWAŁ:	inż. Andrzej Deptuś upr.136/Ch/79			
SPRAWDZIŁ:				
	Krasnystaw 12.2018 r.			