


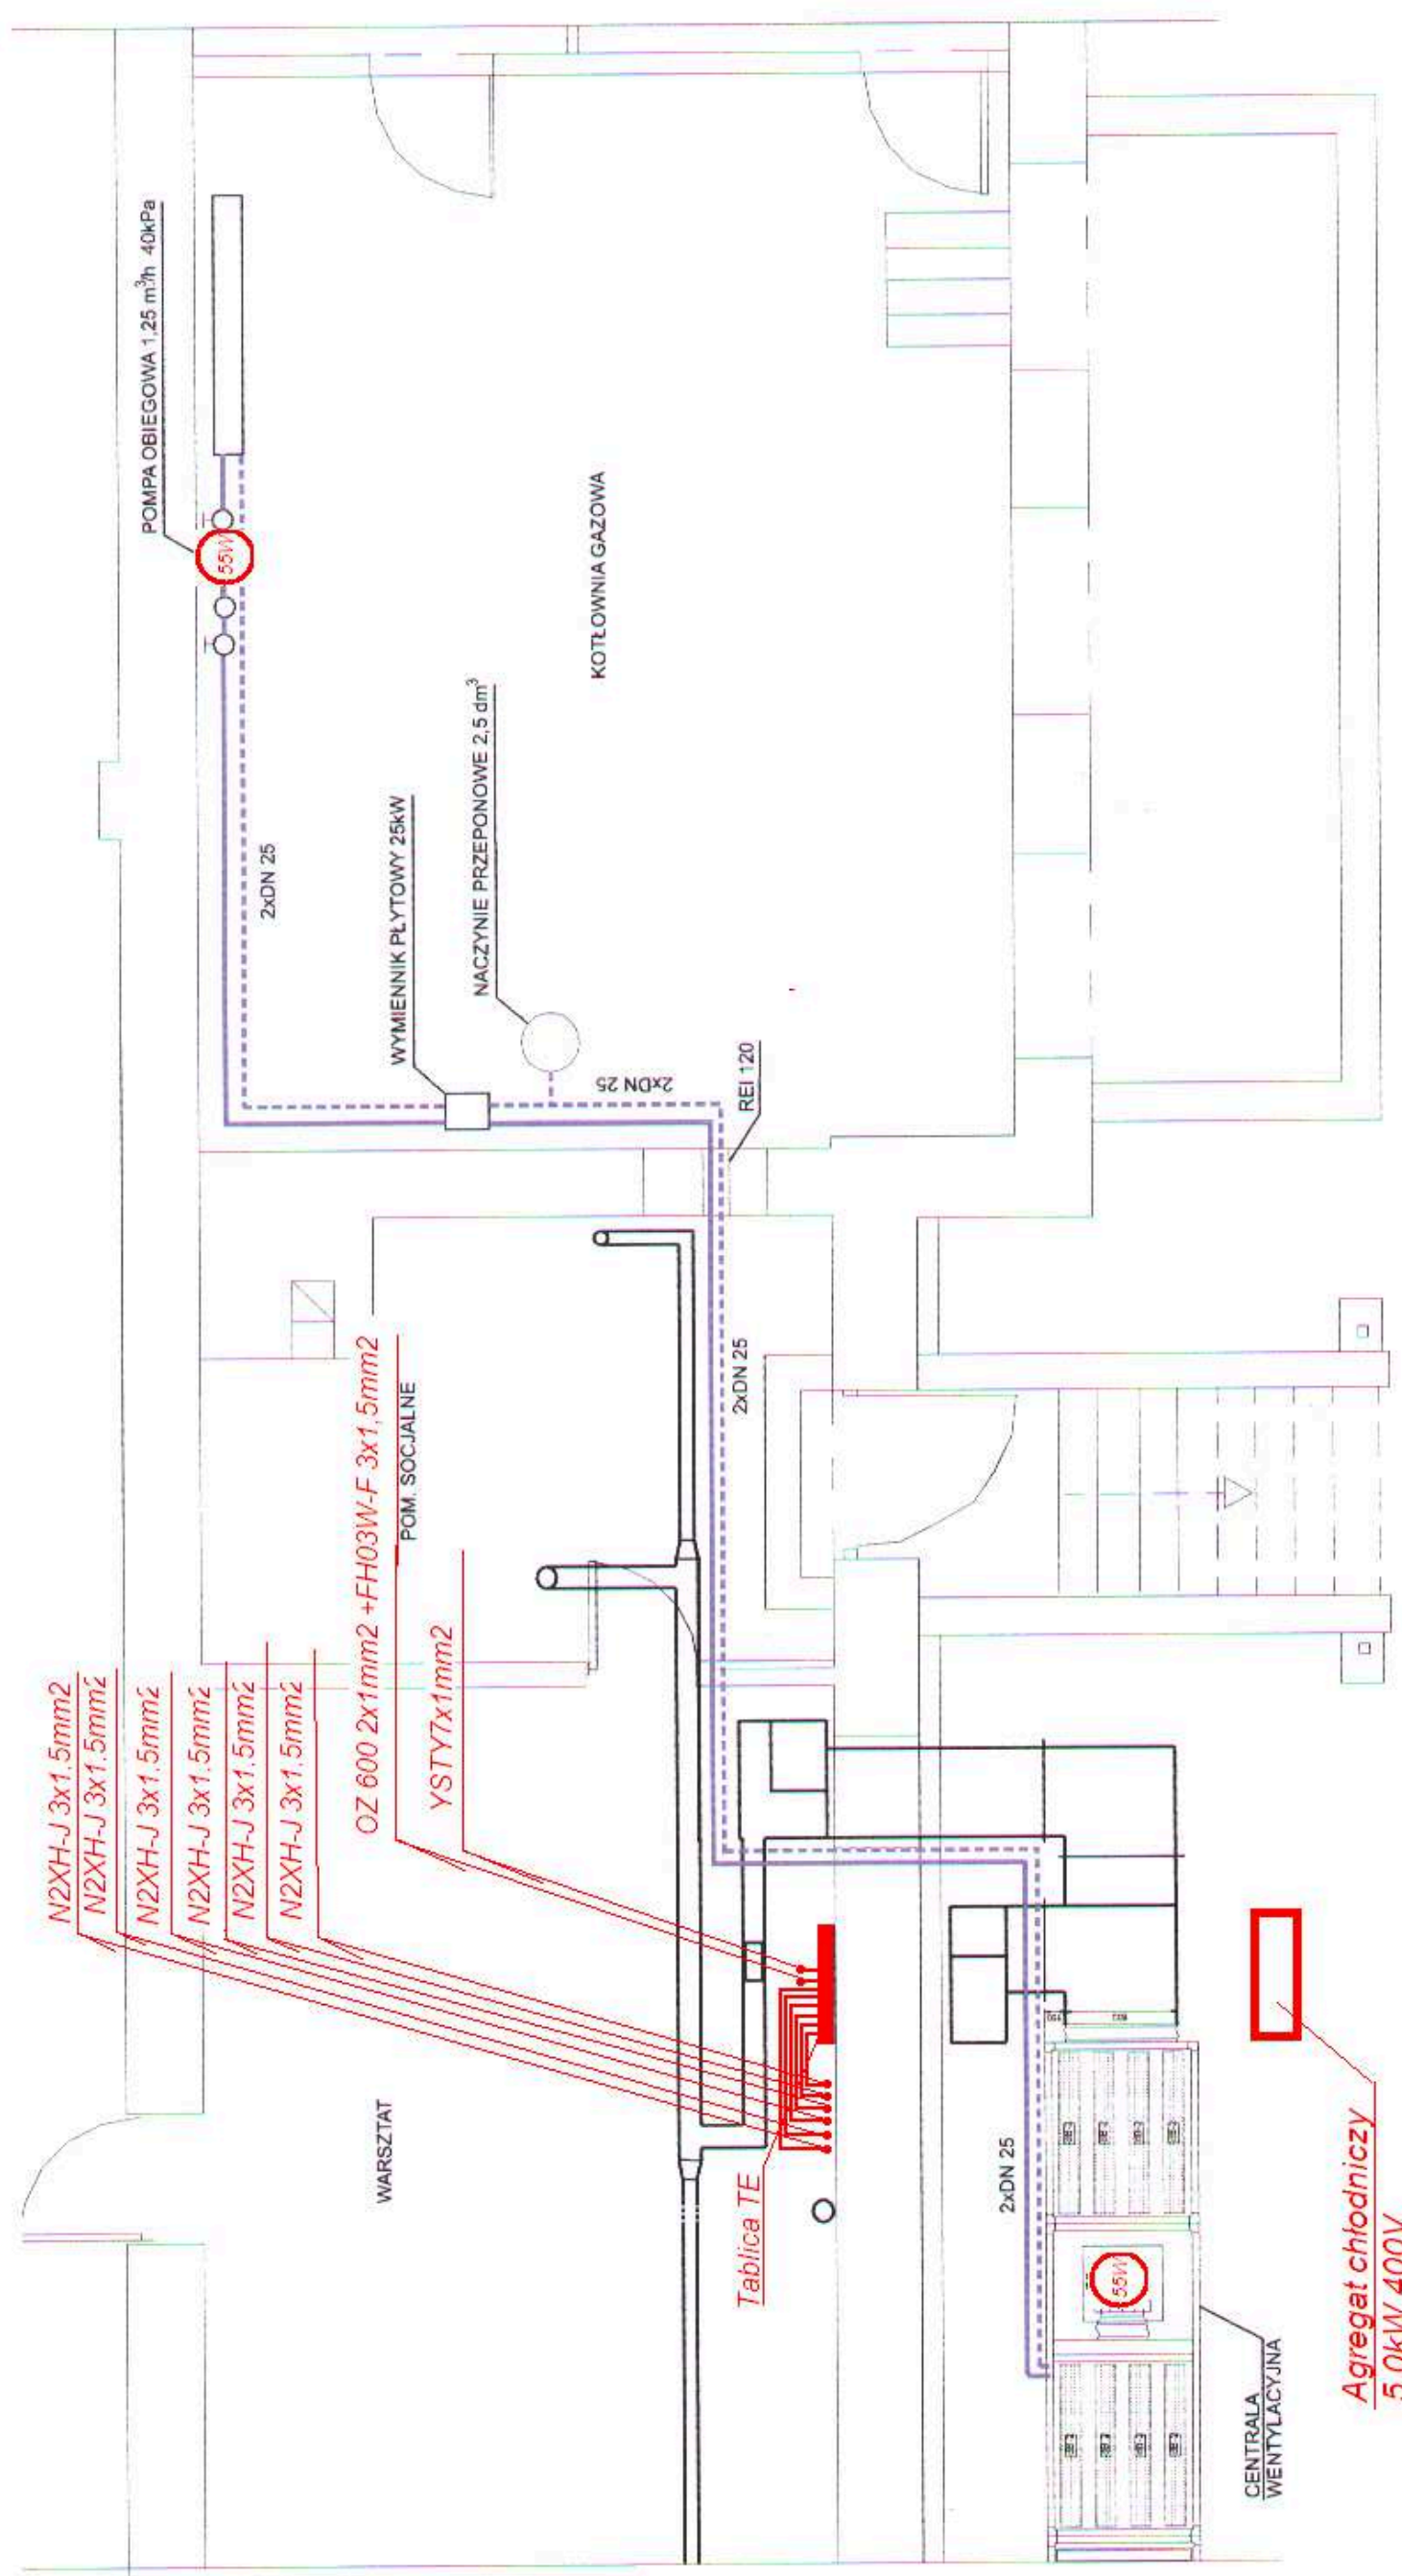

RZUT PIWNIC 1:50

INSTALACJE ELEKTRYCZNE

- Przewód N2XHJ3x1,5mm2 sterowanie silownikami przepustnic.
- Przewód YSTY 7x1mm2 zasila kasety do wlaczenia okapów.
- Przewód OZ 600 2x1mm2 +FH03W-F 3x1,5mm2 do sterowania zadajnika

Agregat chłodniczy
5,0kW 400V

OBIEKT:	Budowa instalacji wentylacji mechanicznej nawiewno-wyiewnej pomieszczeń kuchni zlokalizowanych na parterze budynku DPS w Krasnymstawie przy ul. Kwiatowej 22-300 Krasnystaw (cz. Nr 32/4, obr. 0005-Lubelski Kolonia Jedn. ewid. 060601_1-Krasnystaw	RYS. 3
TEMAT:	Wentylacja mechaniczna nawiewno-wyiewna.	
TYTUŁ RYS.:	Rzut piwnic-instalacja ciepła technologicznego	Skala 1:50
INWESTOR:	POWIAT KRASNOSTAWSKI ul. Sobieskiego 3 22-300 Krasnystaw	
PROJEKTOWAŁ:	inż. Andrzej Deptuś upr.136/Ch/79	
SPRAWDZIŁ:		
	Krasnystaw 12.2018 r.	