


RZUT PARTERU 1:50  
INSTALACJE ELEKTRYCZNE

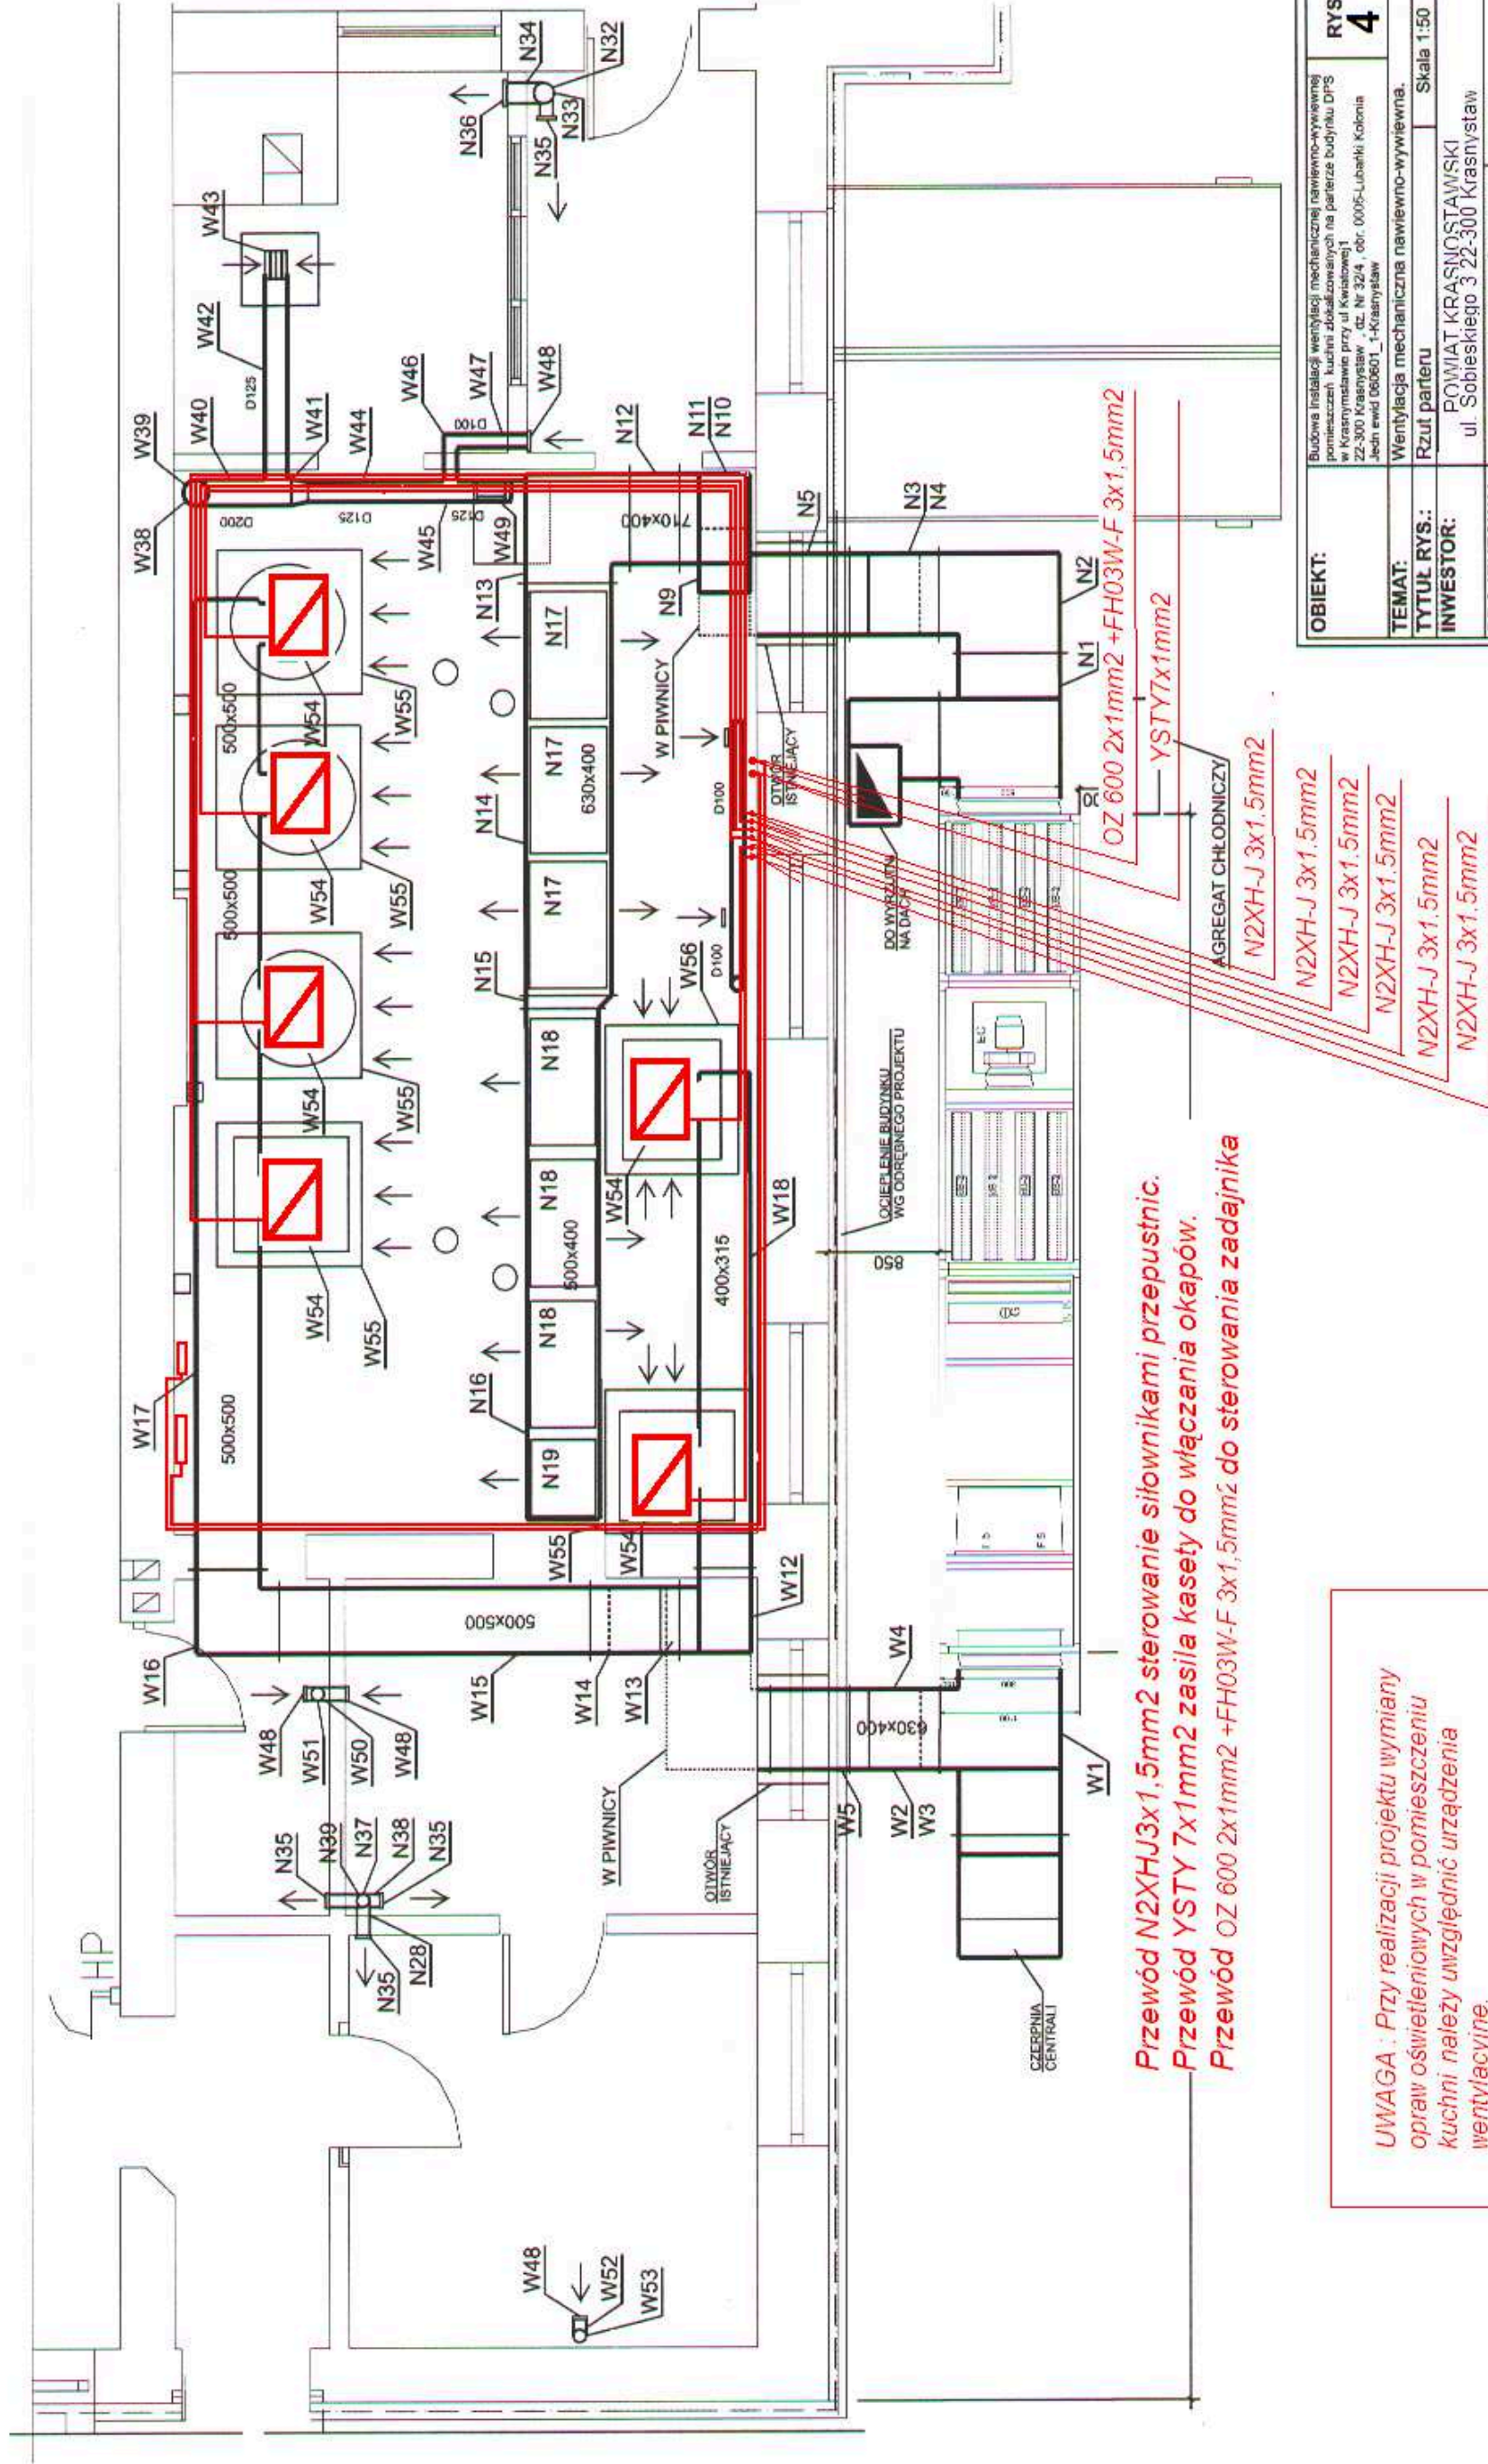

Przewód N2XHJ3x1,5mm2 sterowanie silownikami przepustnic.  
Przewód YSTY 7x1mm2 zasila kasety do włączania okapów.  
Przewód OZ 600 2x1mm2 +FH03W-F 3x1,5mm2 do sterowania zadajnika

UWAGA : Przy realizacji projektu wymiany  
opraw oświetleniowych w pomieszczeniu  
kuchni należy uwzględnić urządzenia  
wentylacyjne.

|              |                                                                                                                                                                                                                                                                           |       |      |           |
|--------------|---------------------------------------------------------------------------------------------------------------------------------------------------------------------------------------------------------------------------------------------------------------------------|-------|------|-----------|
| OBIEKT:      | Budowa instalacji wentylacji mechanicznej nawiewno-wywiewnej<br>w pomieszczeniach kuchnia dodatkowych na parterze budynku DPS<br>w Krasnymstawie przy ul. Krasnowskiej 1<br>22-300 Krasnystaw, dz. nr 32/4, obr. 0005-Lubanki Kolonia<br>Jedn. ewid. 080601, 1-Krasnystaw |       |      | RYS.<br>4 |
| TEMAT:       | Wentylacja mechaniczna nawiewno-wywiewna.                                                                                                                                                                                                                                 |       |      |           |
| TYTUŁ RYS.:  | Rzut parteru                                                                                                                                                                                                                                                              | Skala | 1:50 |           |
| INWESTOR:    | POWIAT KRASNOSTAWSKI<br>ul. Sobieskiego 3 22-300 Krasnystaw                                                                                                                                                                                                               |       |      |           |
| PROJEKTOWAŁ: | inż. Andrzej Deptuś<br>upr. 136/Ch/79                                                                                                                                                                                                                                     |       |      |           |
| SPRAWDZIŁ:   |                                                                                                                                                                                                                                                                           |       |      |           |
|              | Krasnystaw 12.2018 r.                                                                                                                                                                                                                                                     |       |      |           |