


297x420

KONDYGNACJA "-1"

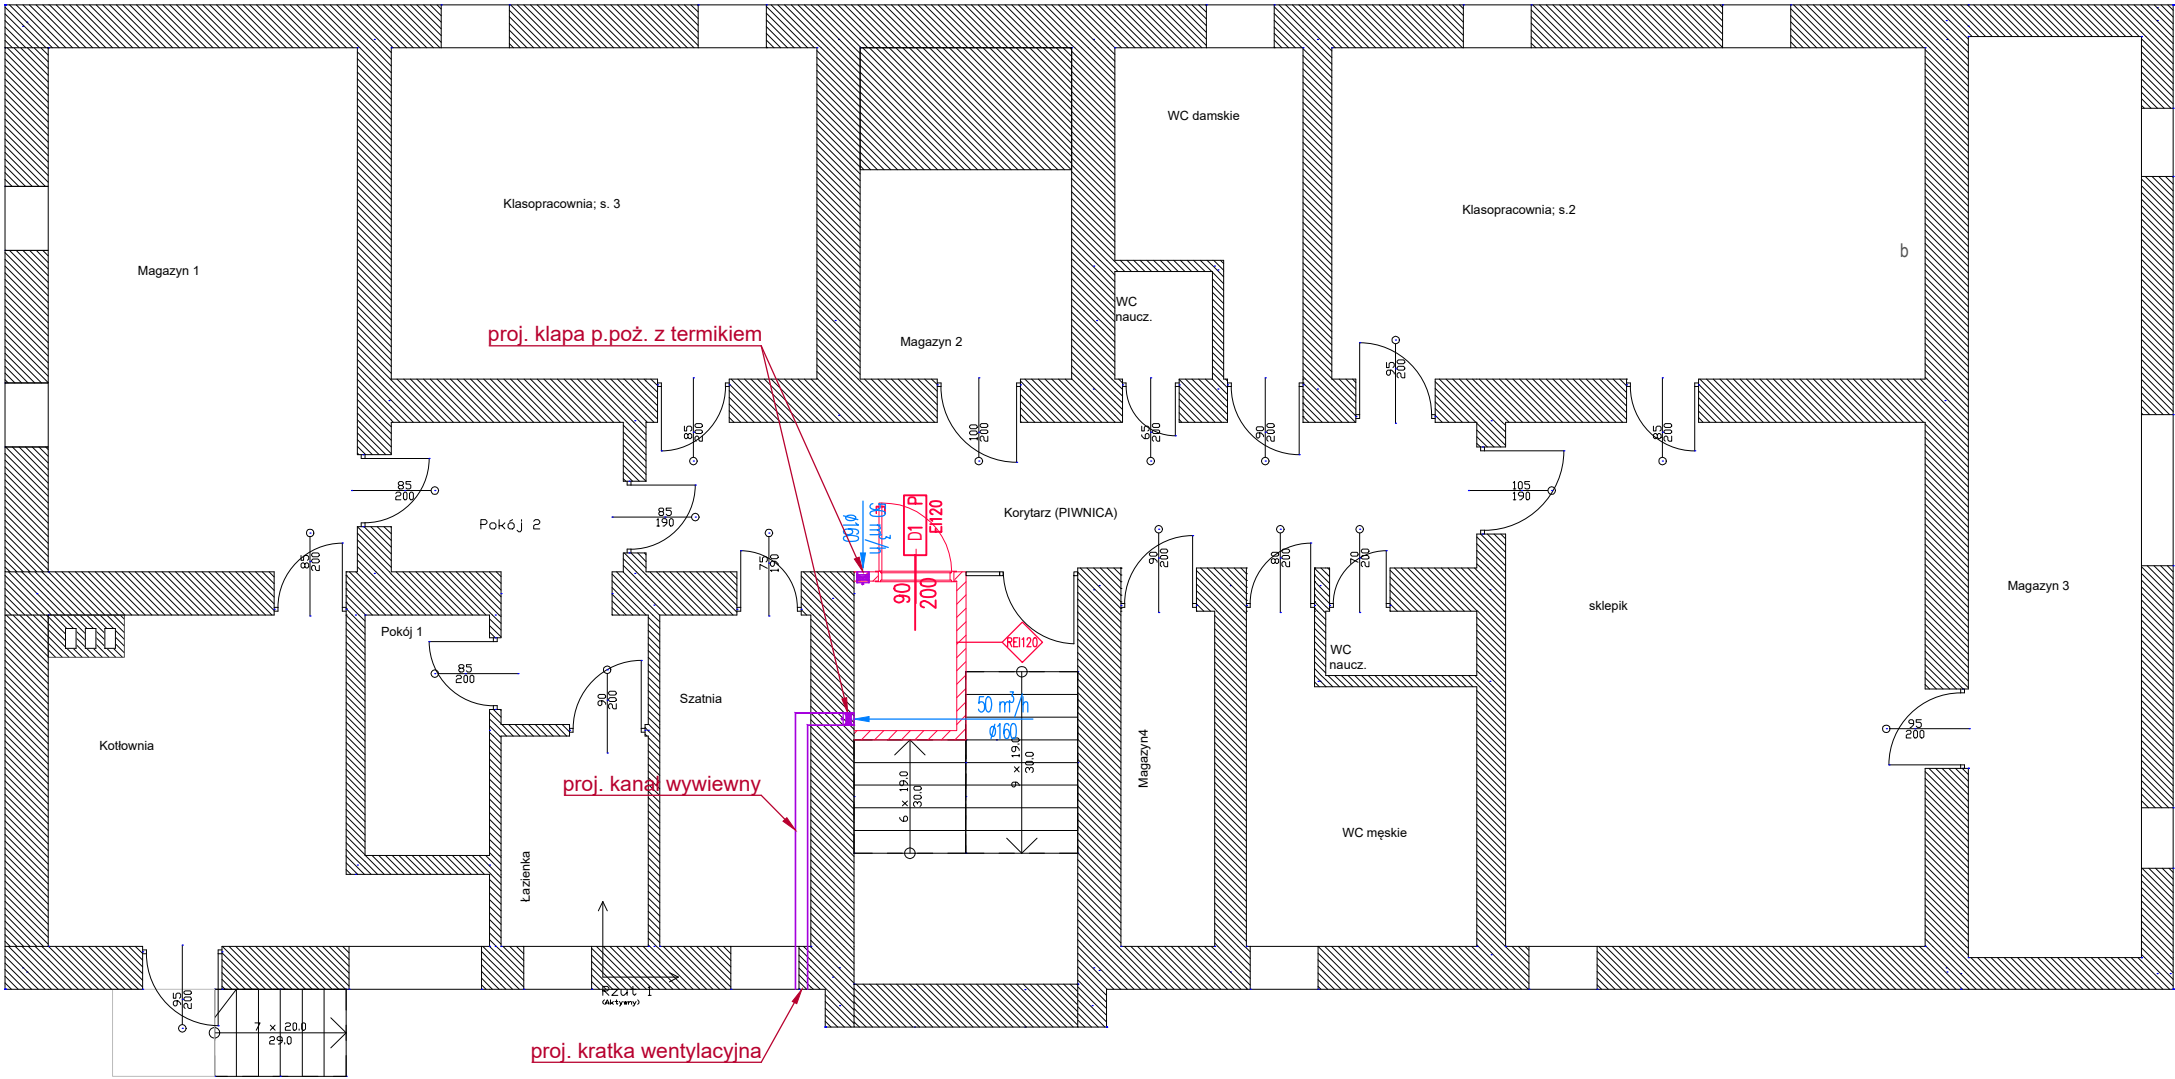

ROBOTECH
studio projektów

ROBOTECH Robert Jamróży
ul. Piastowska 17/8, 63-900 Rawicz
tel. /0 65/ 614 18 17, e-mail: kontakt@robotech.pl
NIP 699-120-91-86

temat :	WYMIANA INSTALACJI ELEKTRYCZNYCH W BUDYNKU A ZESPOŁU SZKÓŁ ZAWODOWYCH W RAWICZU		
adres obiektu :	ul. Generała Józefa Hallera 12, 63-900 Rawicz	inwestor :	Powiat Rawicki Rynek 17, 63-900 Rawicz
rysunek :	RZUT KONDYGNACJI -1	branża :	architektoniczna
stadium :	Dokumentacja zgłoszeniowa	nr rys. :	A01
	imię i nazwisko :	data :	listopad 2024
		nr uprawnień :	skala : 1:100
opracował :	inż. Piotr Kolendowicz		podpis :
opracował :	inż. Kacper Jabłoński		