


$\pm 0.00 = 157,62 \text{ m.n.p.m}$   
1k, 157,62p.p.t.

$\pm 0.00 = 157,40 \text{ m.n.p.m}$   
1k, 157,20p.p.t.

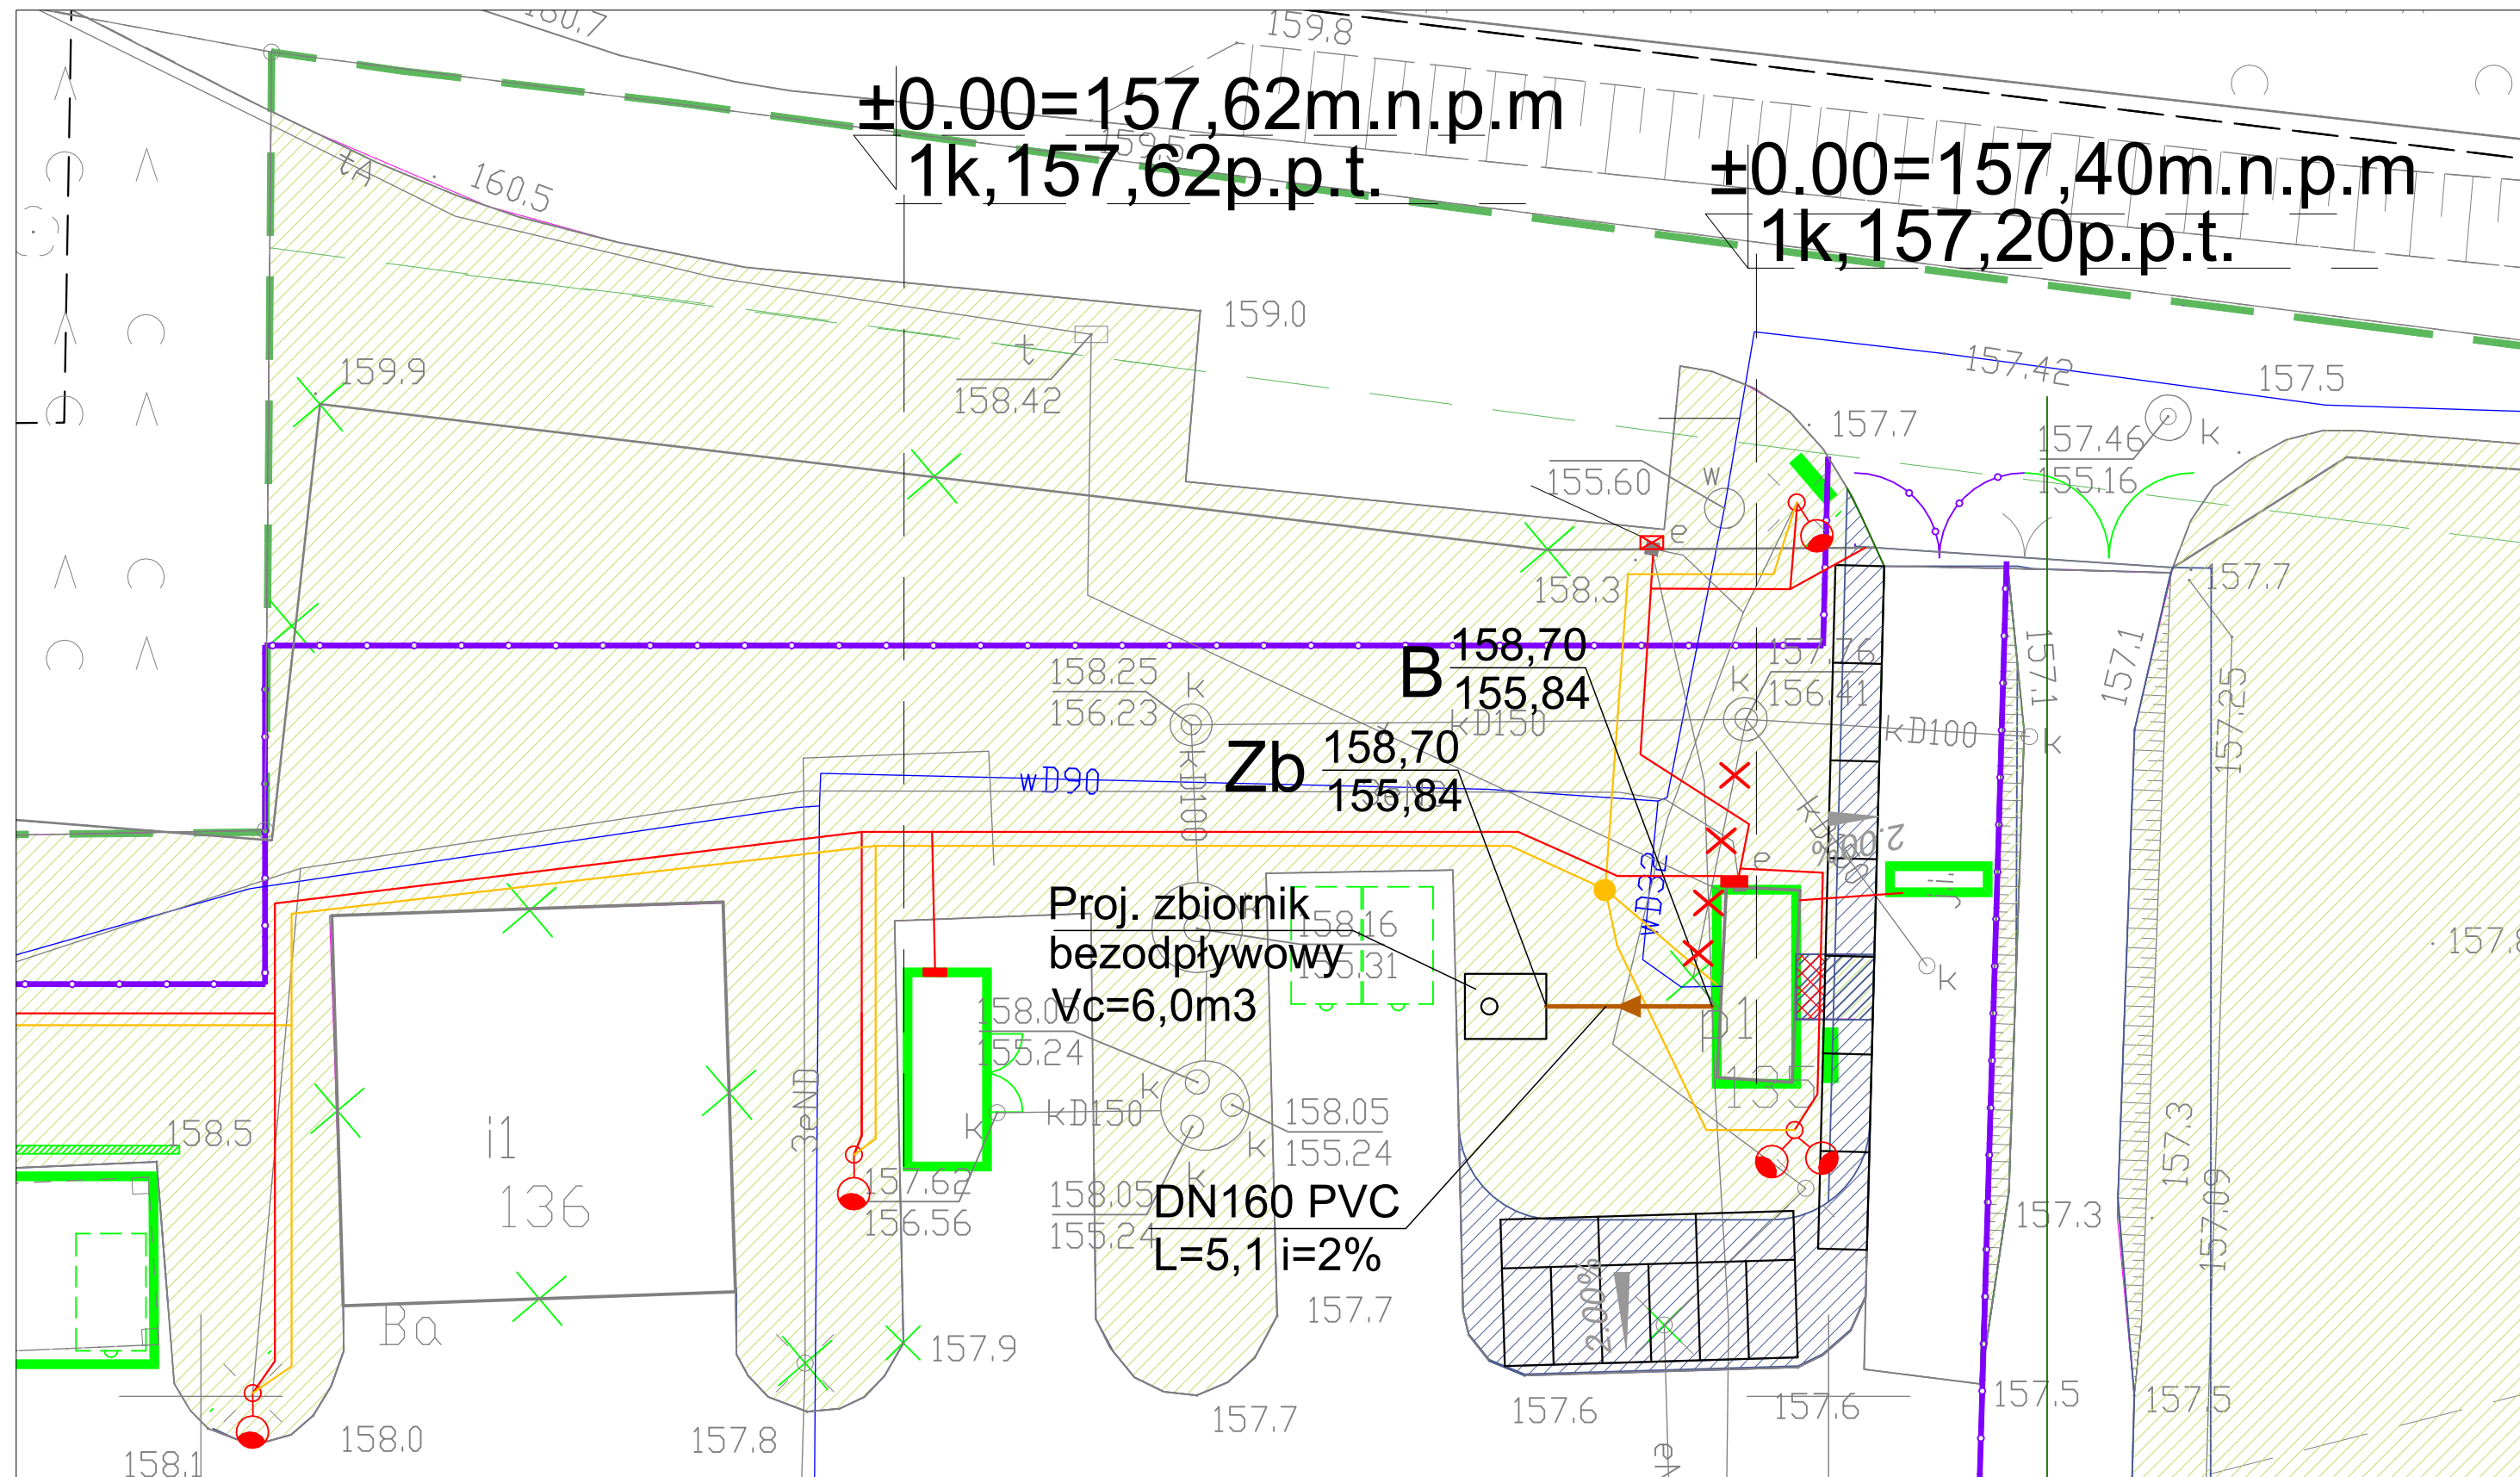

LEGENDA:

proj. przyłącze kanalizacji sanitarnej

istn. przyłącze kanalizacji sanitarnej do likwidacji

proj. zbiornik bezodpływowy na ścieki sanitarne,  $V_c = 6 \text{ m}^3$

$\frac{158,70}{155,84}$  B oznaczenie wylotu z projektowanego budynku kontenerowego socjalno-biurowego

$\frac{158,65}{155,82}$  Zb oznaczenie wlotu do zbiornika ścieków sanitarnych wraz z rzędnymi

$\frac{DN160 \text{ PVC}}{L=5,1 \text{ i}=2\%}$  oznaczenie odcinków kanalizacji sanitarnej (średnica, materiał, długość, spadek)

GRANICA DZIAŁKI

ZAKRES INWESTYCJI DLA PSZOK  
PROJEKTOWANE OGRODZENIE

TEREN UTWARDZONY ISTNIEJĄCY

TEREN ZIELONY ISTNIEJĄCY

TEREN DOPROJEKTOWYWANEJ NAWIERZCHNI

OBIEKTY DO ROZBIÓRKI

MIEJSCE NA KONTENER KP 10

PROJ. LINIA KABLOWA NN

PROJ. LINIA KABLOWA SYGNAŁOWA

PROJ. SŁUP OŚWIETLENIOWY STAŁOWY OCYNKOWANY

ROZDZIELNICE ELEKTRYCZNE

PROJEKTOWANE SPADKI POPRZECZNE

PRZEDSIĘBIORSTWO INŻYNIERYJNO-USŁUGOWE INŻYNIERIA PRO-EKO SP. Z O.O. UL. STRAŻACKA 37 43-382 BIELSKO-BIAŁA www.inzynieria-pro-eko.pl tel. 531 48 44 04	
TEMAT: "BUDOWA PUNKTU SELEKTYWNEGO ZBIERANIA ODPADÓW KOMUNALNYCH NA DZ. NR GEOD. 216/2 OBRĘB SZKLARKI, GMINA PRZEMKÓW"	INŻYNIERIA PRO-EKO
INWESTOR: ZWIĄZEK GMIN ZAGŁĘBIA MIEDZIOWEGO, UL. 1 MAJA, 59-100 POLKOWICE	DATA 10.12.2020 r.
ADRES: nr dz. 216/2, jednostka ewid. 021605_5; obręb: 0009_Szklarki, gmina: Przemków	SKALA 1:200
TEMAT RYSUNKU: PROJEKT ZAGOSPODAROWANIA TERENU - PRZYŁĄCZE KANALIZACJI SANITARNEJ	STADIUM PW
PROJEKTOWAŁ: mgr inż. Romana Toczyłowska nr upr.: 79/86	BRANŻA sanitarna
OPRACOWAŁ: Wojciech Cwajna	RYS.NR S-1.2
WSZELKIE PRAWA ZASTRZEŻONE	