


Legenda	
Symbol	Nazwa
	Gniazdo 2P+PE/IEA z przełącznikiem styków
	Gniazdo 2P+PE/IEA IP44 z przełącznikiem styków
	Gniazda: 2L+czynnika, L- lodówka, O-odap, 2-2szt.
	Wyposażenie 3-faz. 400V - załącznik
	Gniazdo IEA SP 400V
	Punkt przyłączeniowy szlaku: 2L 0V, 2P+PE, 2L 0V, 2L 0V

Termin	
Adres budowy	Skala: 1:100
Przebudowa ze zmianą sposobu użytkowania części budynku wielofunkcyjnego na złobek	
ul.Koszyńców, Śróda Wlkp.	
działka nr ewid. 750/22	
Investor	Rys. E-02
Śróda XXI SP. Z 0.0.	
ul. Doszyskiego 5; 63-000 Śróda Wlkp.	
Nazwa rysunku	
INSTALACJE SIŁY I GNIAZD – RZUT PARTERU (stos projektowany)	
p r o j e k t a n t:	

MGR INŻ. PAWEŁ SZAFRAŃSKI NR EWID.: WKP/0193/PDDE/13	
MGR INŻ. MICHAŁ SZAFRAŃSKI NR EWID.: WKP/0187/PDDE/11	
S P R O W O D Z I J A C Y:	

BRANŻA: ELEKTRYCZNA
ŚRODA WLKP. czerwiec 2024 r.

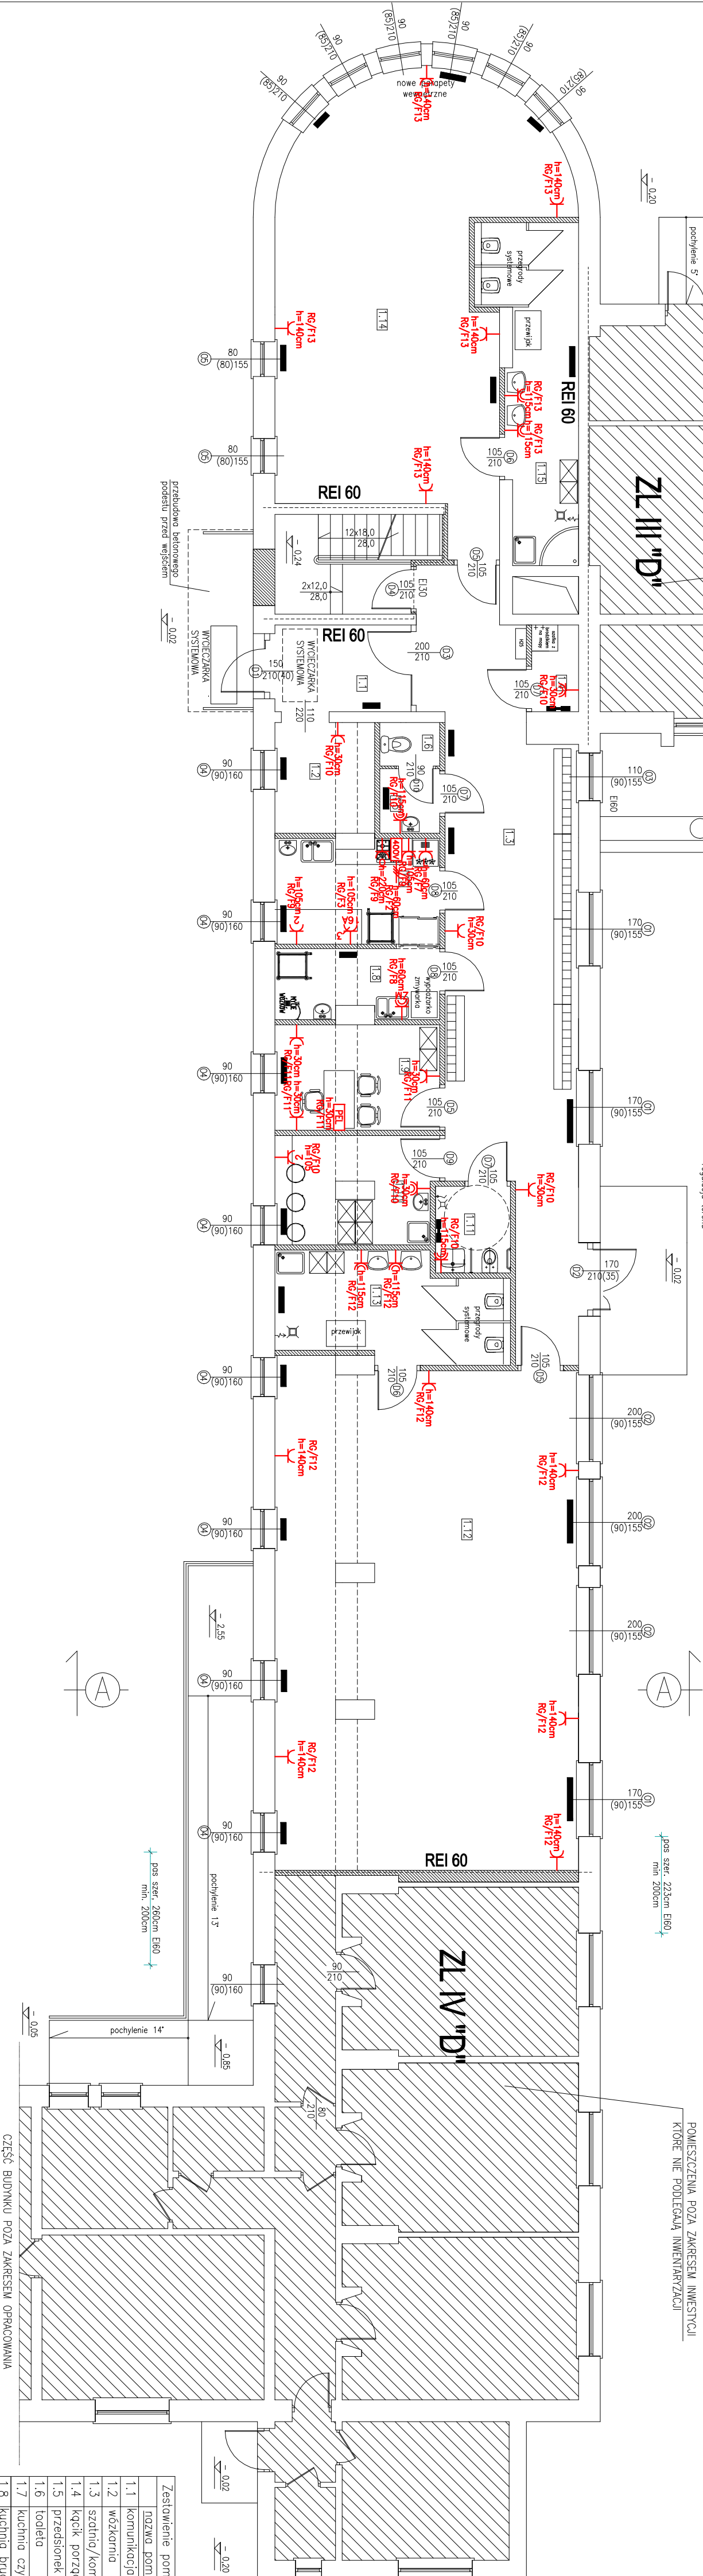

UWAGI:
ZACHOWAĆ STREFY OCHRONNE DLA
WANTEN I BRODZIKÓW ZEODNIE
Z PN - HD 60364 - 7 - 701

UKŁAD SIECIOWY ODBIORCY TN-S
SYSTEM OCHRONY OD PORAZEŃ
SAMOCZYNNE WTYCZANIE ZASILANIA
zgodnie z PN-HD 60364-4-71

Zestawienie pomieszczeń		
pozycja pom.	rodz. posadz.	pow.(m ²)
1.1	komunikacja	piłyki ceram. 6,20
1.2	wózkarnia	piłyki ceram. 5,80
1.3	szatnia/komunik.	piłyki ceram. 46,30
1.4	kąpiel porzqd.	piłyki ceram. 2,10
1.5	przedsionek	piłyki ceram. 2,00
1.6	toaleta	piłyki ceram. 1,30
1.7	kuchnia czysta	piłyki ceram. 9,00
1.8	kuchnia brudna	piłyki ceram. 5,90
1.9	gabineł	piłyki ceram. 9,20
1.10	pom. socjalne	piłyki ceram. 8,80
1.11	toaleta	piłyki ceram. 3,40
1.12	sala	wkładzina 80,20
1.13	toaleta	piłyki ceram. 12,50
1.14	sala	wkładzina 53,50
1.15	toaleta	piłyki ceram. 14,20
SUMA		260,40

UWAGA: w całym lokalu jest wykonana instalacja wentylacji mechanicznej – wg. proj. technicznego