


Legenda		Nazwa
	GPD	Skłowy punkt dyktacji
		Centrala systemu alarmowego
		Czujnik systemu sygnalizacji włamania i napadu PIR oraz zbliża szczy
		Kornakton
		Kamiera systemu alarmowego
		Kamiera systemu CCTV SVP
		System przysłuchawczy - moduł alarmowy
		System przysłuchawczy - przysłuch sygnałowy
		System przysłuchawczy - basownik
		System przysłuchawczy - przysłuch podglądowy
		System przysłuchawczy - transformator
		Unifon
		Dorofoon z klawiatuą numeryczną
		Elektroczupek
		Sygnalizator optyczno-akustyczny

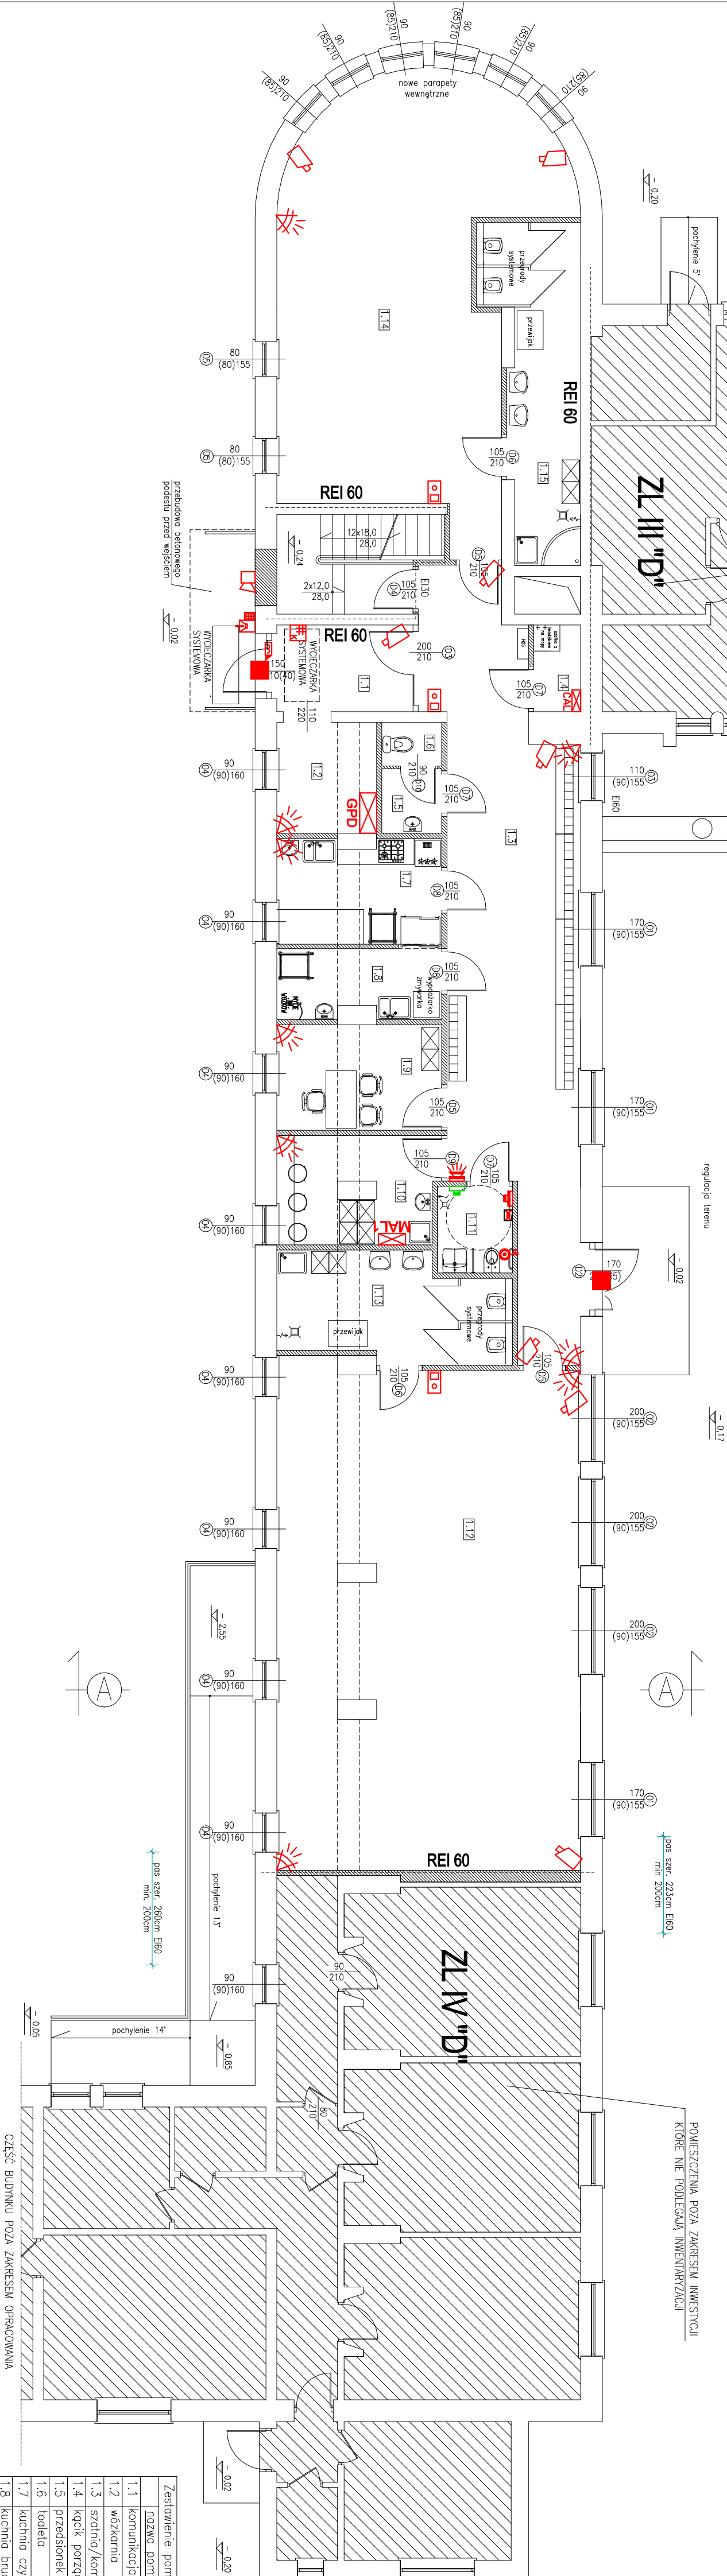

Zestawienie pomieszczeń		
rodzaj pom.	rodz. posadz.	pow./m ²
1.1 komunikacja	plytki ceram.	6,20
1.2 wozkarnia	plytki ceram.	5,80
1.3 szatnia/komunik.	plytki ceram.	46,30
1.4 kcjn. porzqd.	plytki ceram.	2,10
1.5 przedsionek	plytki ceram.	2,00
1.6 toaleta	plytki ceram.	1,30
1.7 kuchnia czysta	plytki ceram.	9,00
1.8 kuchnia brudna	plytki ceram.	5,90
1.9 gabinet	plytki ceram.	9,20
1.10 pom. socjalne	plytki ceram.	8,80
1.11 toaleta	plytki ceram.	3,40
1.12 sda	wykładzina	80,20
1.13 toaleta	plytki ceram.	12,50
1.14 sda	wykładzina	53,50
1.15 toaleta	plytki ceram.	14,20
SUMA		260,40

UWAGA: w całym lokalu jest wykonana instalacja wentylacji mechanicznej – wg. proj. technicznego

Termin	
Przebudowa ze zmianą sposobu użytkowania części budynku wielofunkcyjnego na zibek	
Adres budowy	Skala: 1:100
ul.Koszyńców, Śróda Wlkp. działka nr ewid. 750/22	
Investor	Rys. E-05
Śróda XXI SP. Z O.O. ul. Doszyskiego 5; 63-000 Śróda Wlkp.	
Nazwa rysunku	
INSTALACJE TELETECHNICZNE – RZUT PARTERU (stn projektowany)	
p r o j e k t a n t:	
MGR INŻ. PAWEŁ SZAFRAŃSKI NR EWID.: WKP/0193/PDDE/13	
S P R O W D Z A J A C Y:	
MGR INŻ. MICHAŁ SZAFRAŃSKI NR EWID.: WKP/0187/PDDE/11	
BRANŻA: E L E K T R Y C Z N A	
ŚRÓDA WŁKP. czerwiec 2024 r.	